
 


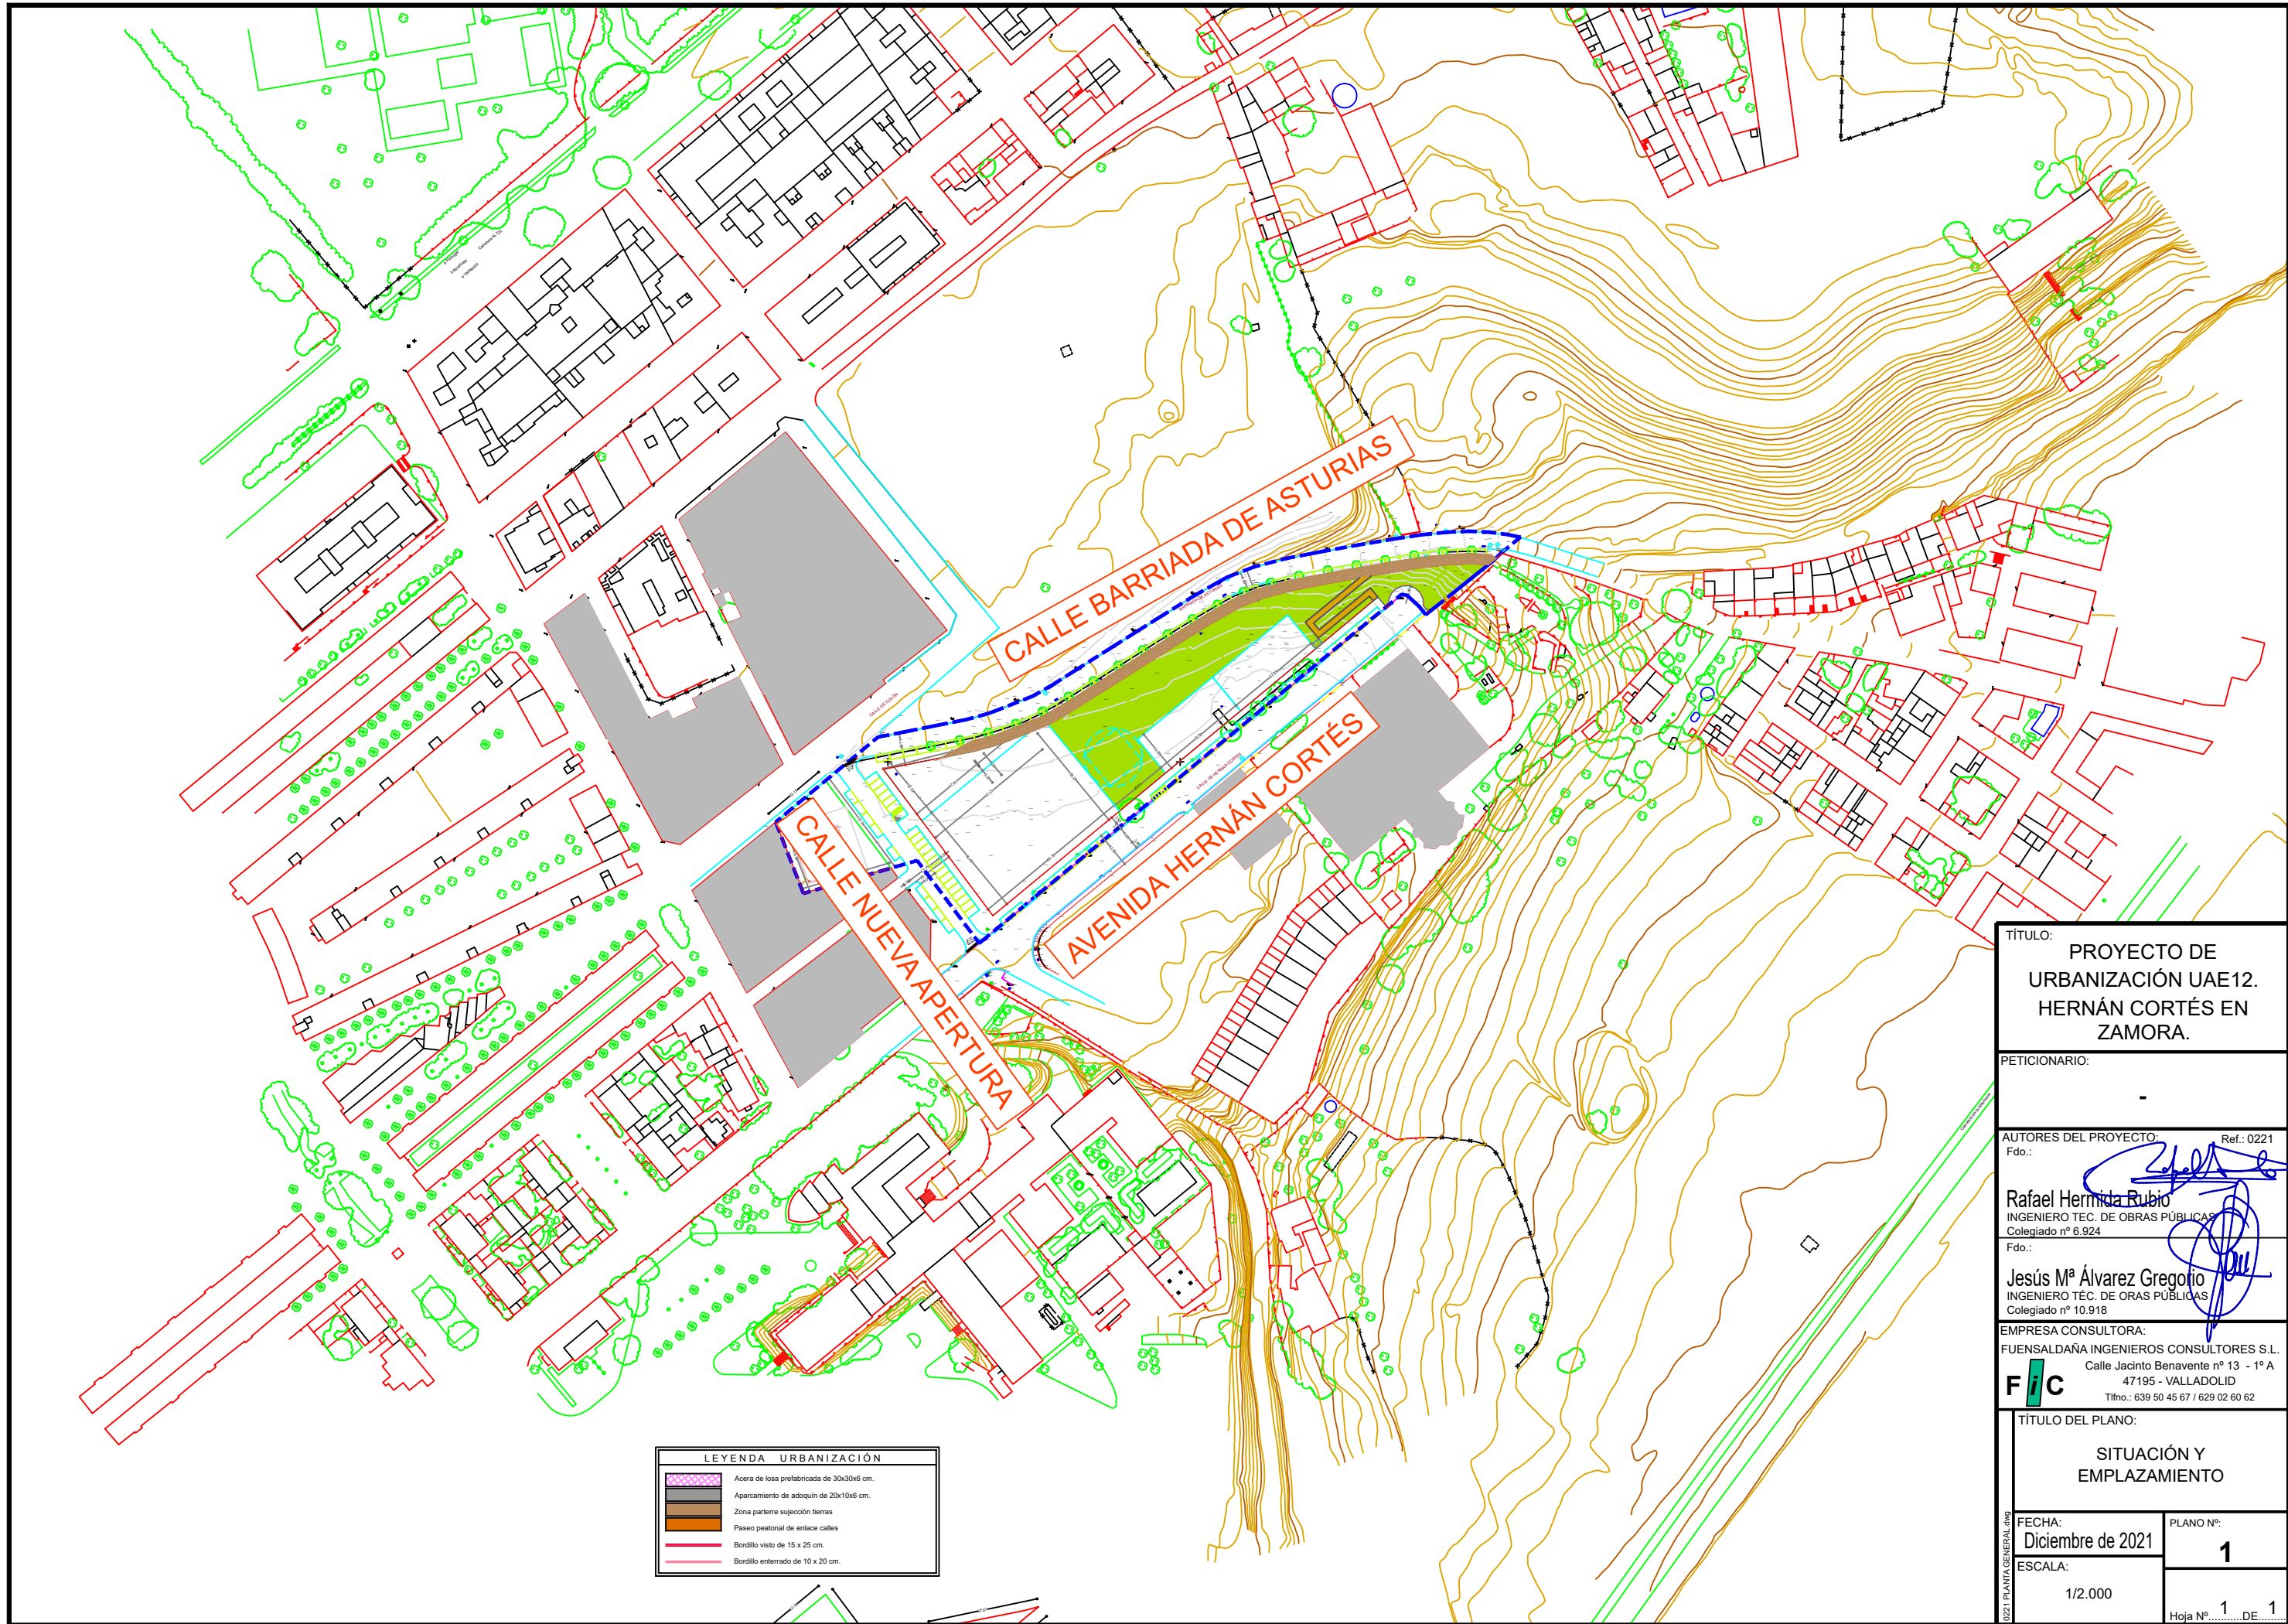


TÍTULO: PROYECTO DE URBANIZACIÓN UAE12. HERNÁN CORTÉS EN ZAMORA.	
PETICIONARIO: -	
AUTORES DEL PROYECTO: Fdo.:  Rafael Hermida Rubio INGENIERO TEC. DE OBRAS PÚBLICAS Colegiado nº 6.924	
Fdo.:  Jesús Mª Álvarez Gregorio INGENIERO TEC. DE OBRAS PÚBLICAS Colegiado nº 10.918	
EMPRESA CONSULTORA: FUENSALDAÑA INGENIEROS CONSULTORES S.L. Calle Jacinto Benavente nº 13 - 1ª A 47195 - VALLADOLID Tlfno.: 639 50 45 67 / 629 02 60 62	
TÍTULO DEL PLANO: SITUACIÓN Y EMPLAZAMIENTO	
FECHA: Diciembre de 2021	PLANO Nº: 1
ESCALA: 1/2.000	Hoja Nº 1 DE 1


LEYENDA URBANIZACIÓN	
	Acera de losa prefabricada de 30x30x6 cm.
	Aparcamiento de adoquín de 20x10x6 cm.
	Zona parterre sujeción tierras
	Paseo peatonal de enlace calles
	Bordillo visto de 15 x 25 cm.
	Bordillo enterrado de 10 x 20 cm.




TÍTULO: PROYECTO DE URBANIZACIÓN UAE12. HERNÁN CORTÉS EN ZAMORA.	
PETICIONARIO: -	
AUTORES DEL PROYECTO: Ref.: 0221 Fdo.:  Rafael Hermida Rubio INGENIERO TEC. DE OBRAS PÚBLICAS Colegiado nº 6.924	
Fdo.:  Jesús Mª Álvarez Gregorio INGENIERO TEC. DE OBRAS PÚBLICAS Colegiado nº 10.918	
EMPRESA CONSULTORA: FUENSALDAÑA INGENIEROS CONSULTORES S.L. Calle Jacinto Benavente nº 13 - 1º A 47195 - VALLADOLID Tlfo.: 639 50 45 67 / 629 02 60 62	
TÍTULO DEL PLANO: TOPOGRAFÍA PLANTA GENERAL	
FECHA: Diciembre de 2021	PLANO Nº: 2
ESCALA: 1/750	Hoja Nº: 1 DE 1

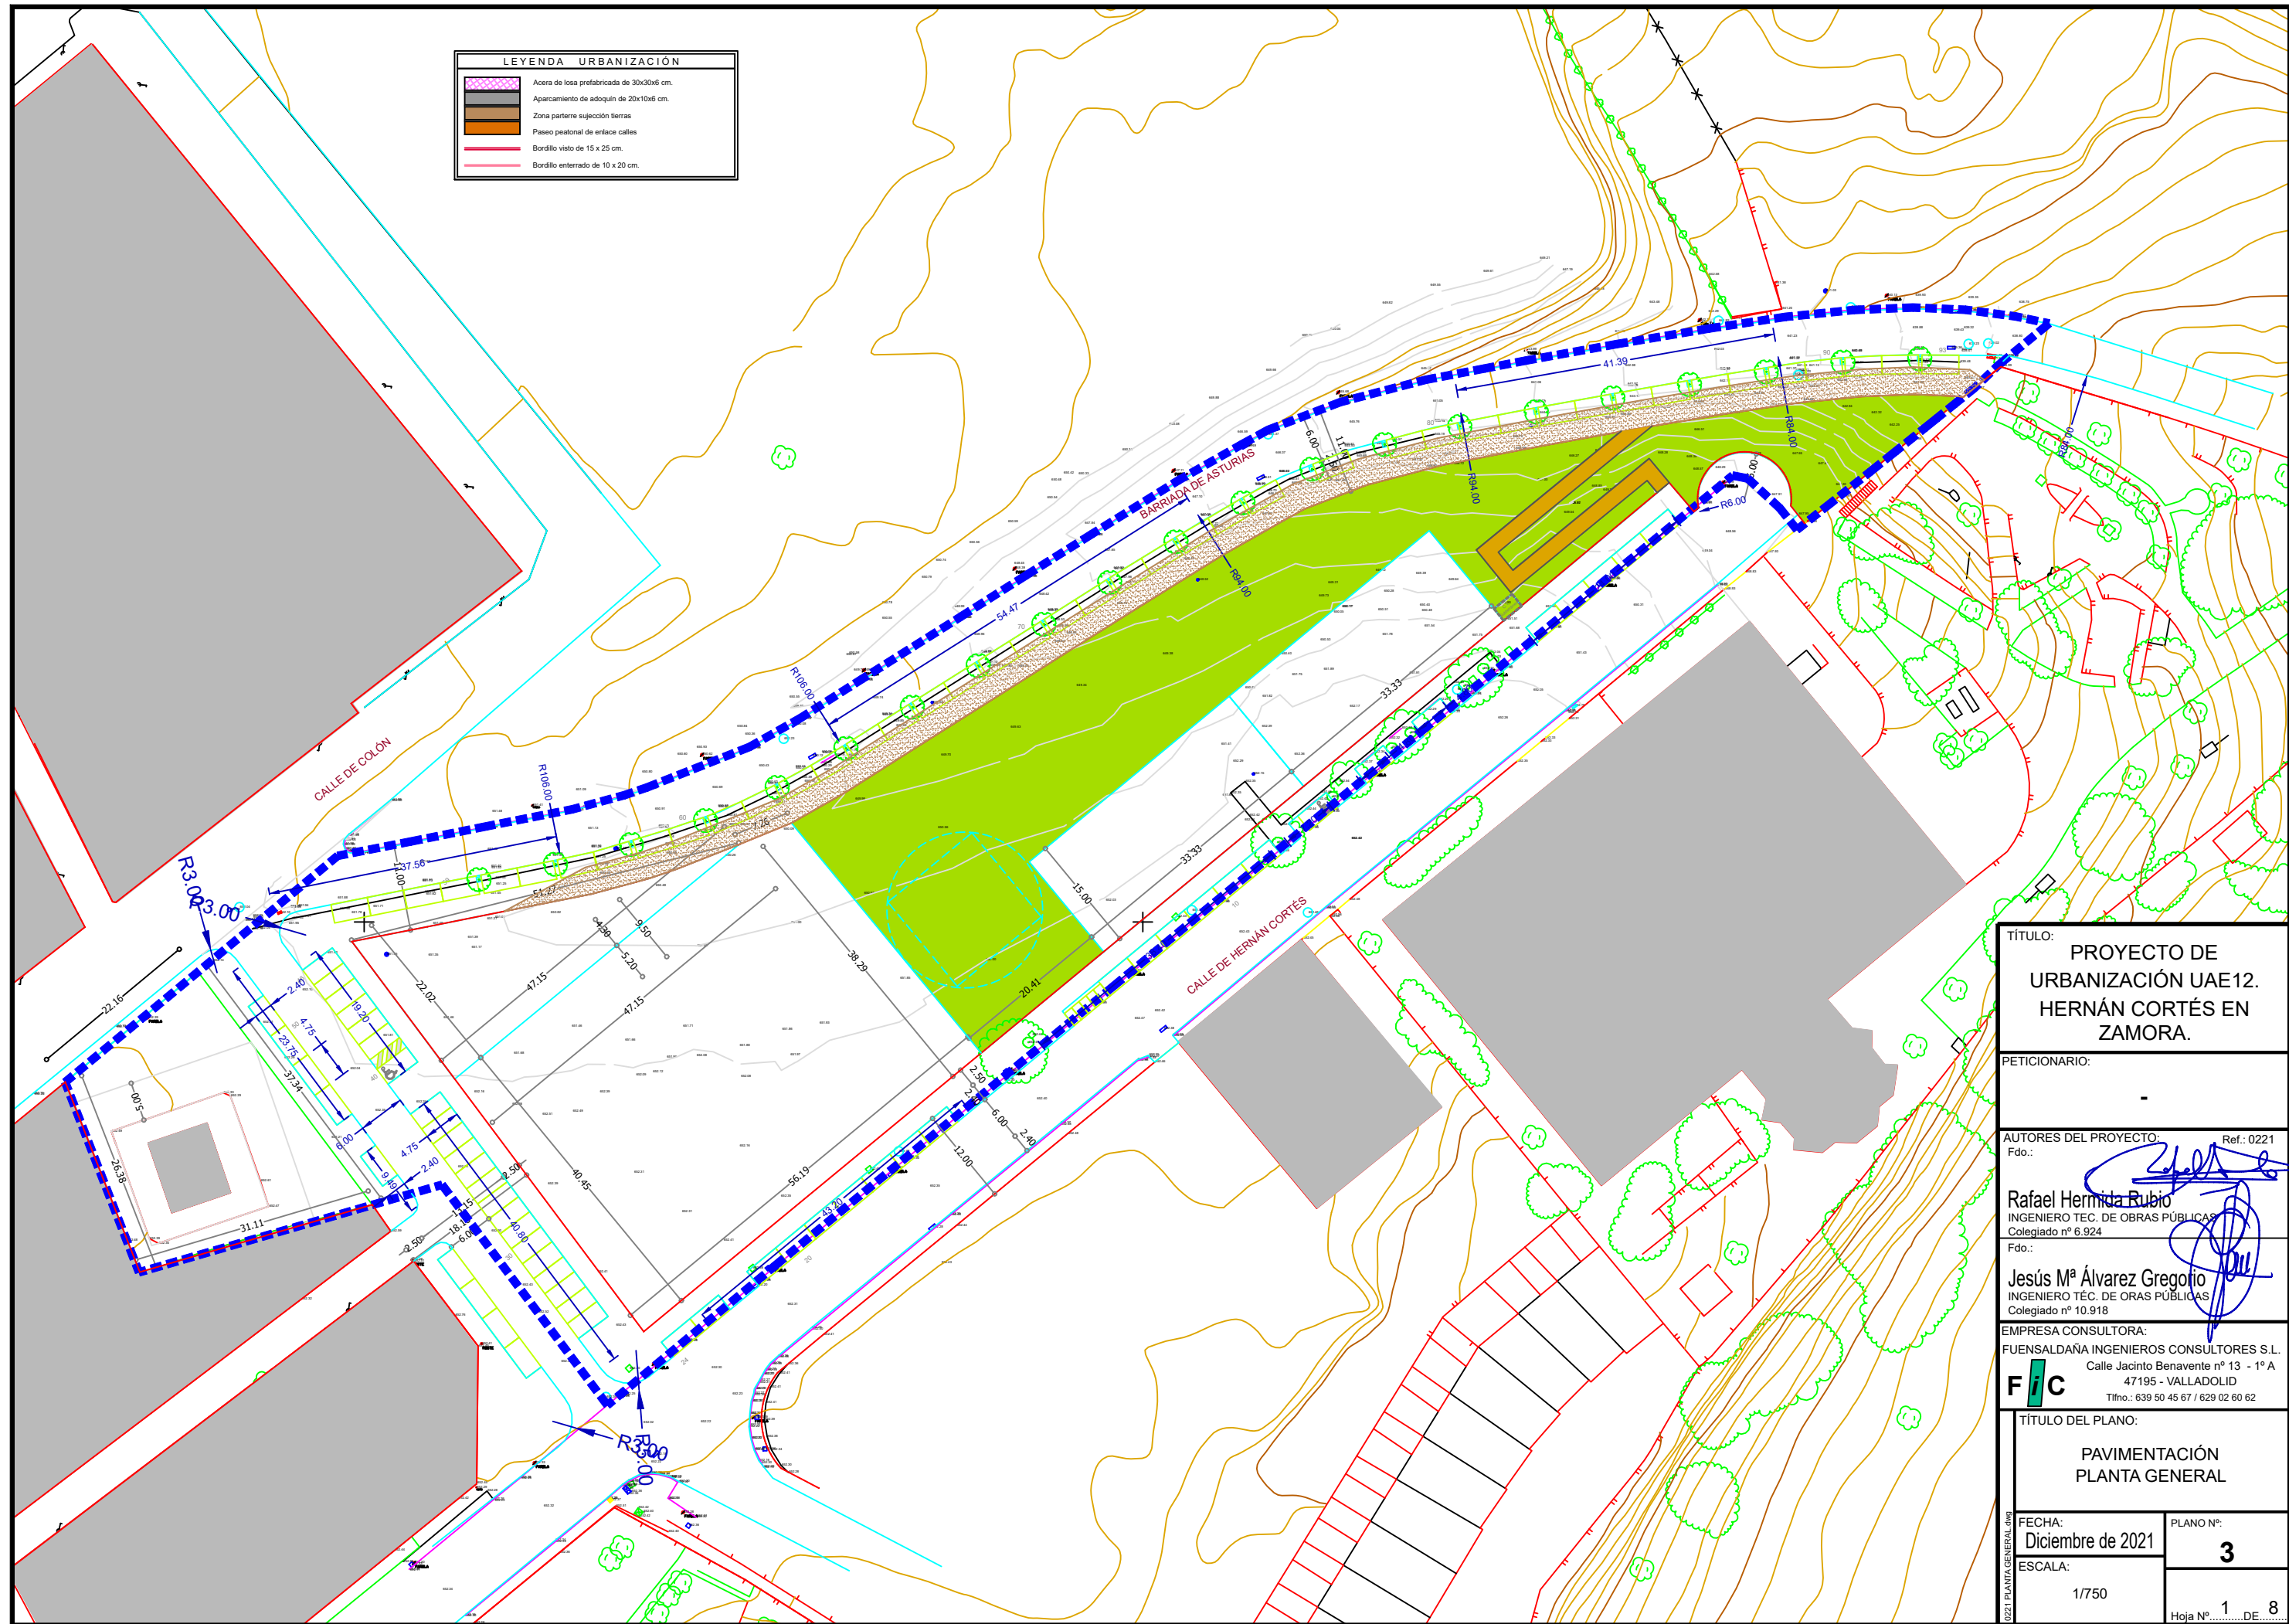


TÍTULO: PROYECTO DE URBANIZACIÓN UAE12. HERNÁN CORTÉS EN ZAMORA.	
PETICIONARIO: -	
AUTORES DEL PROYECTO: Ref.: 0221 Fdo.: Rafael Hermida Rubio INGENIERO TÉCNICO DE OBRAS PÚBLICAS Colegiado nº 6.924	
Fdo.: Jesús Mª Álvarez Gregorio INGENIERO TÉCNICO DE OBRAS PÚBLICAS Colegiado nº 10.918	
EMPRESA CONSULTORA: FUENSALDAÑA INGENIEROS CONSULTORES S.L. Calle Jacinto Benavente nº 13 - 1º A 47195 - VALLADOLID Tfno.: 639 50 45 67 / 629 02 60 62	
TÍTULO DEL PLANO: PAVIMENTACIÓN PLANTA GENERAL	
FECHA: Diciembre de 2021	PLANO Nº: 3
ESCALA: 1/750	Hoja Nº 1 DE 8

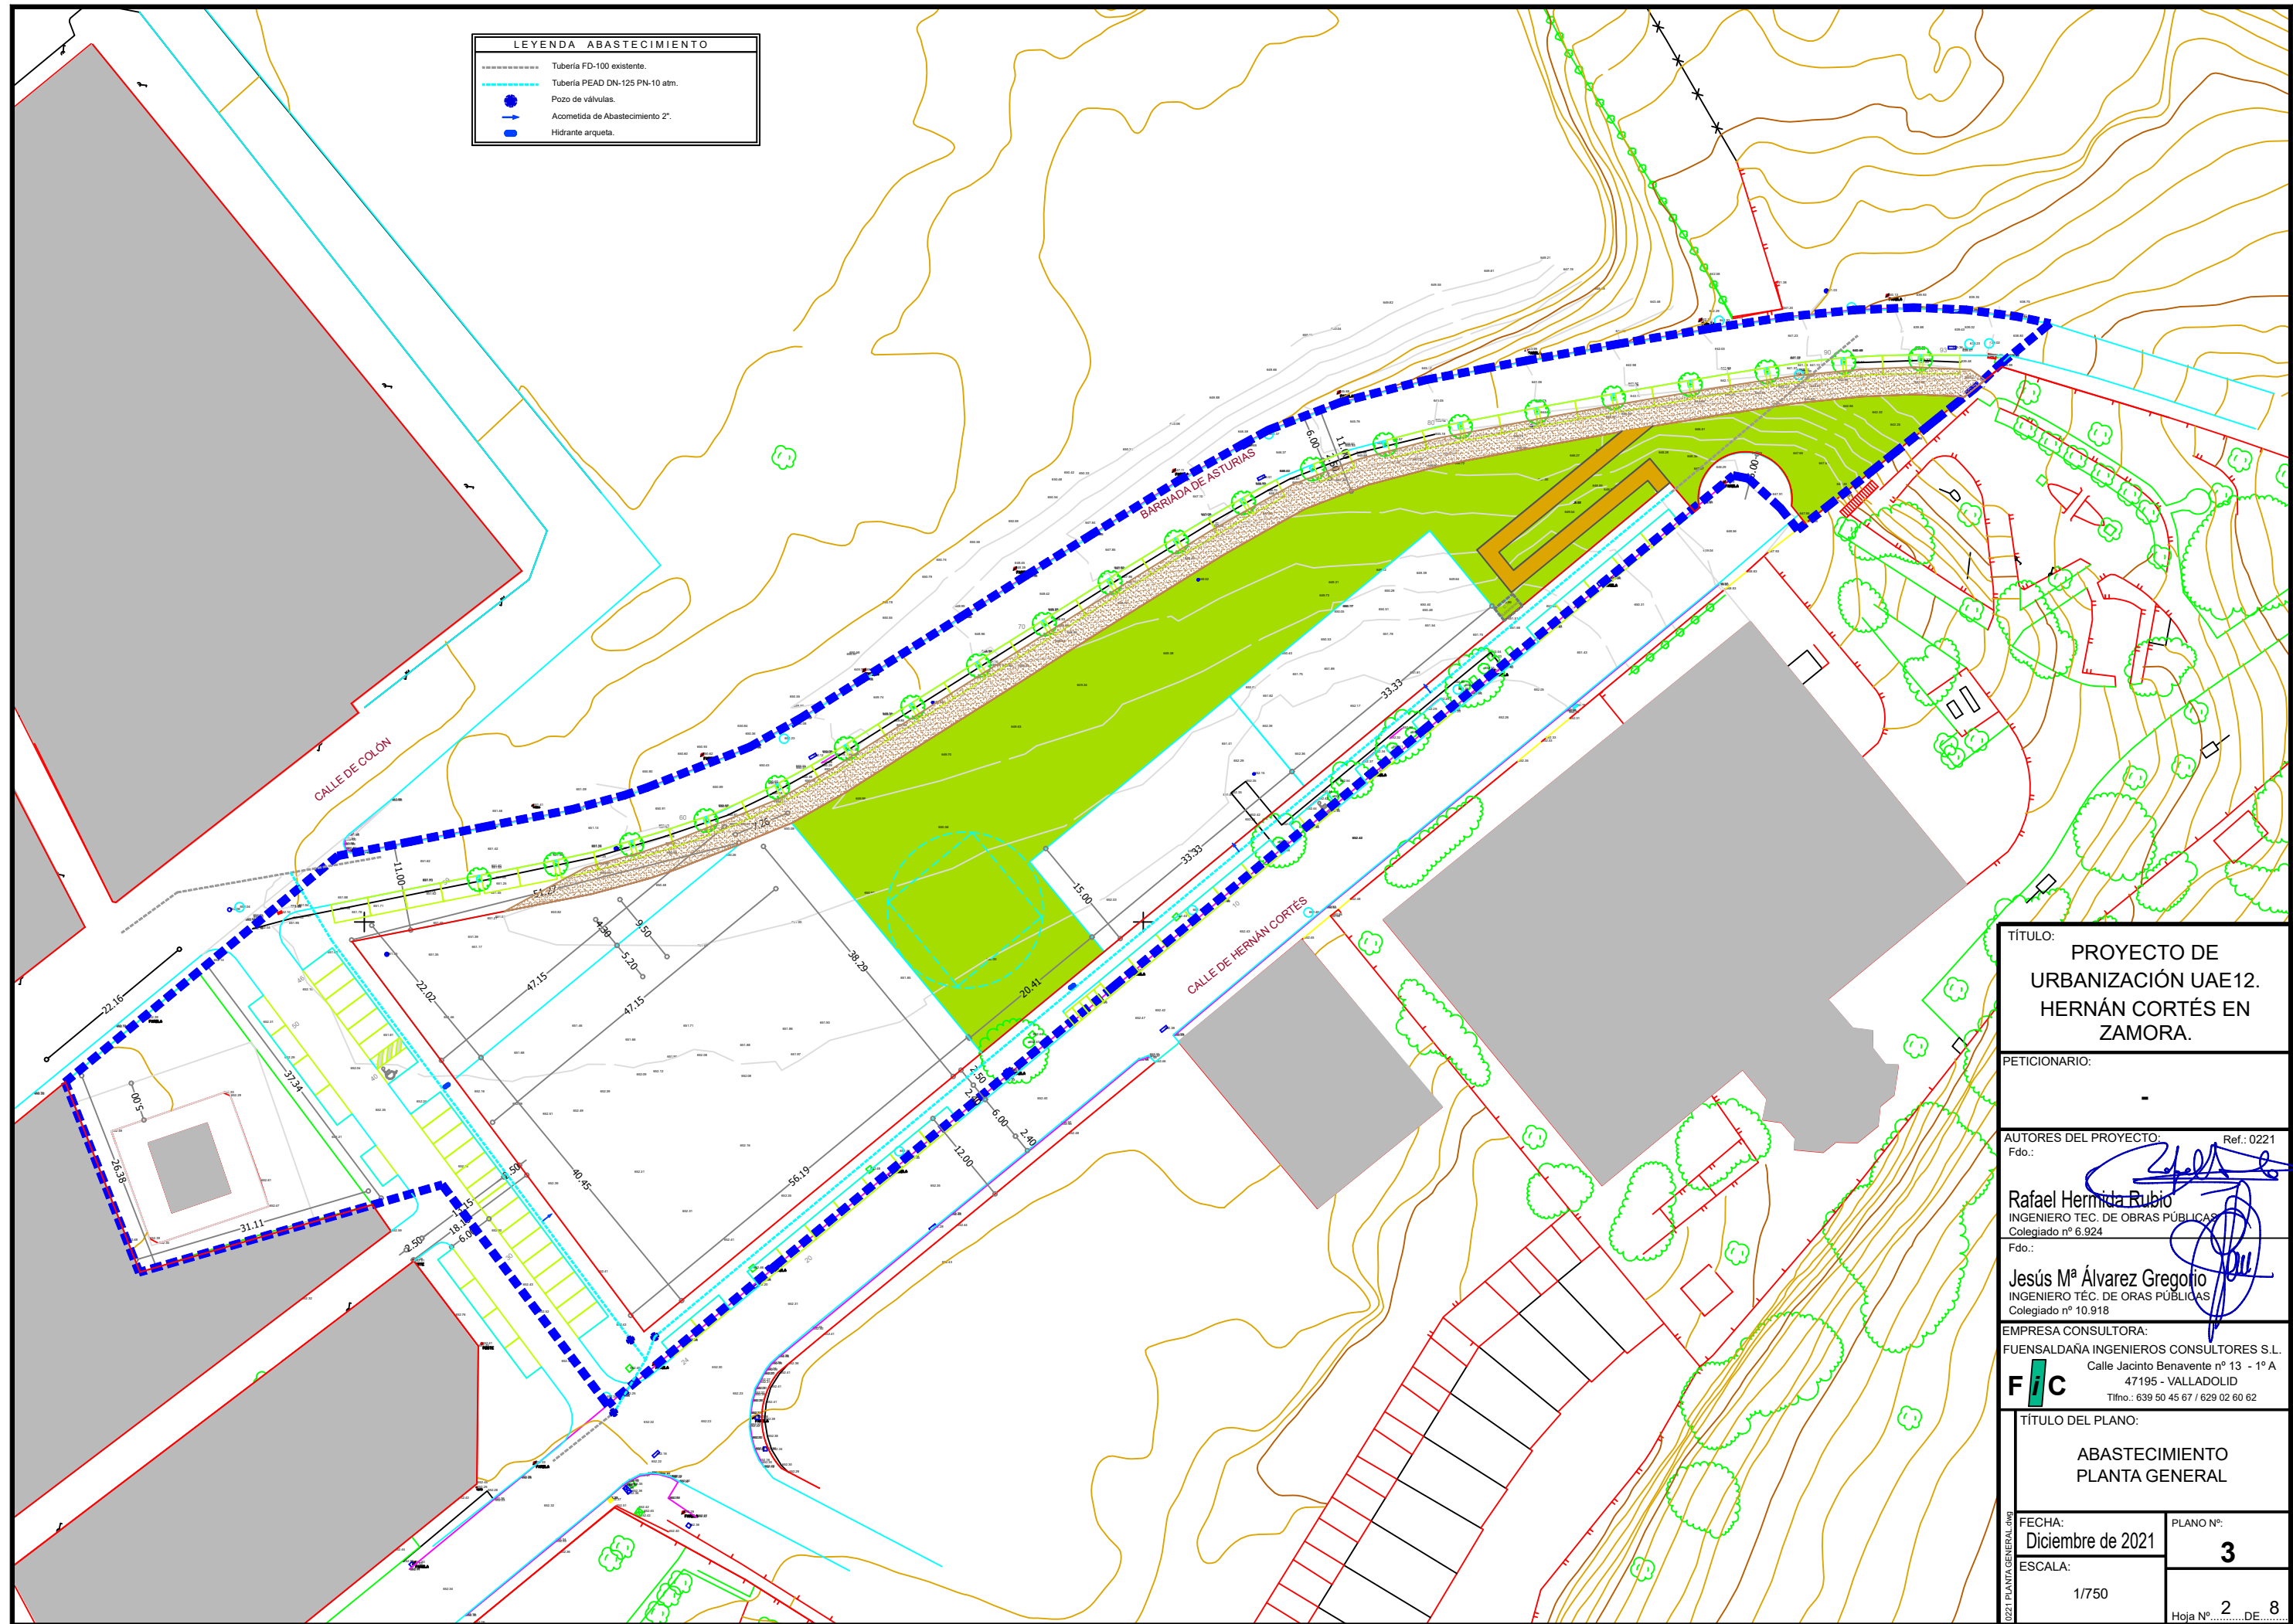


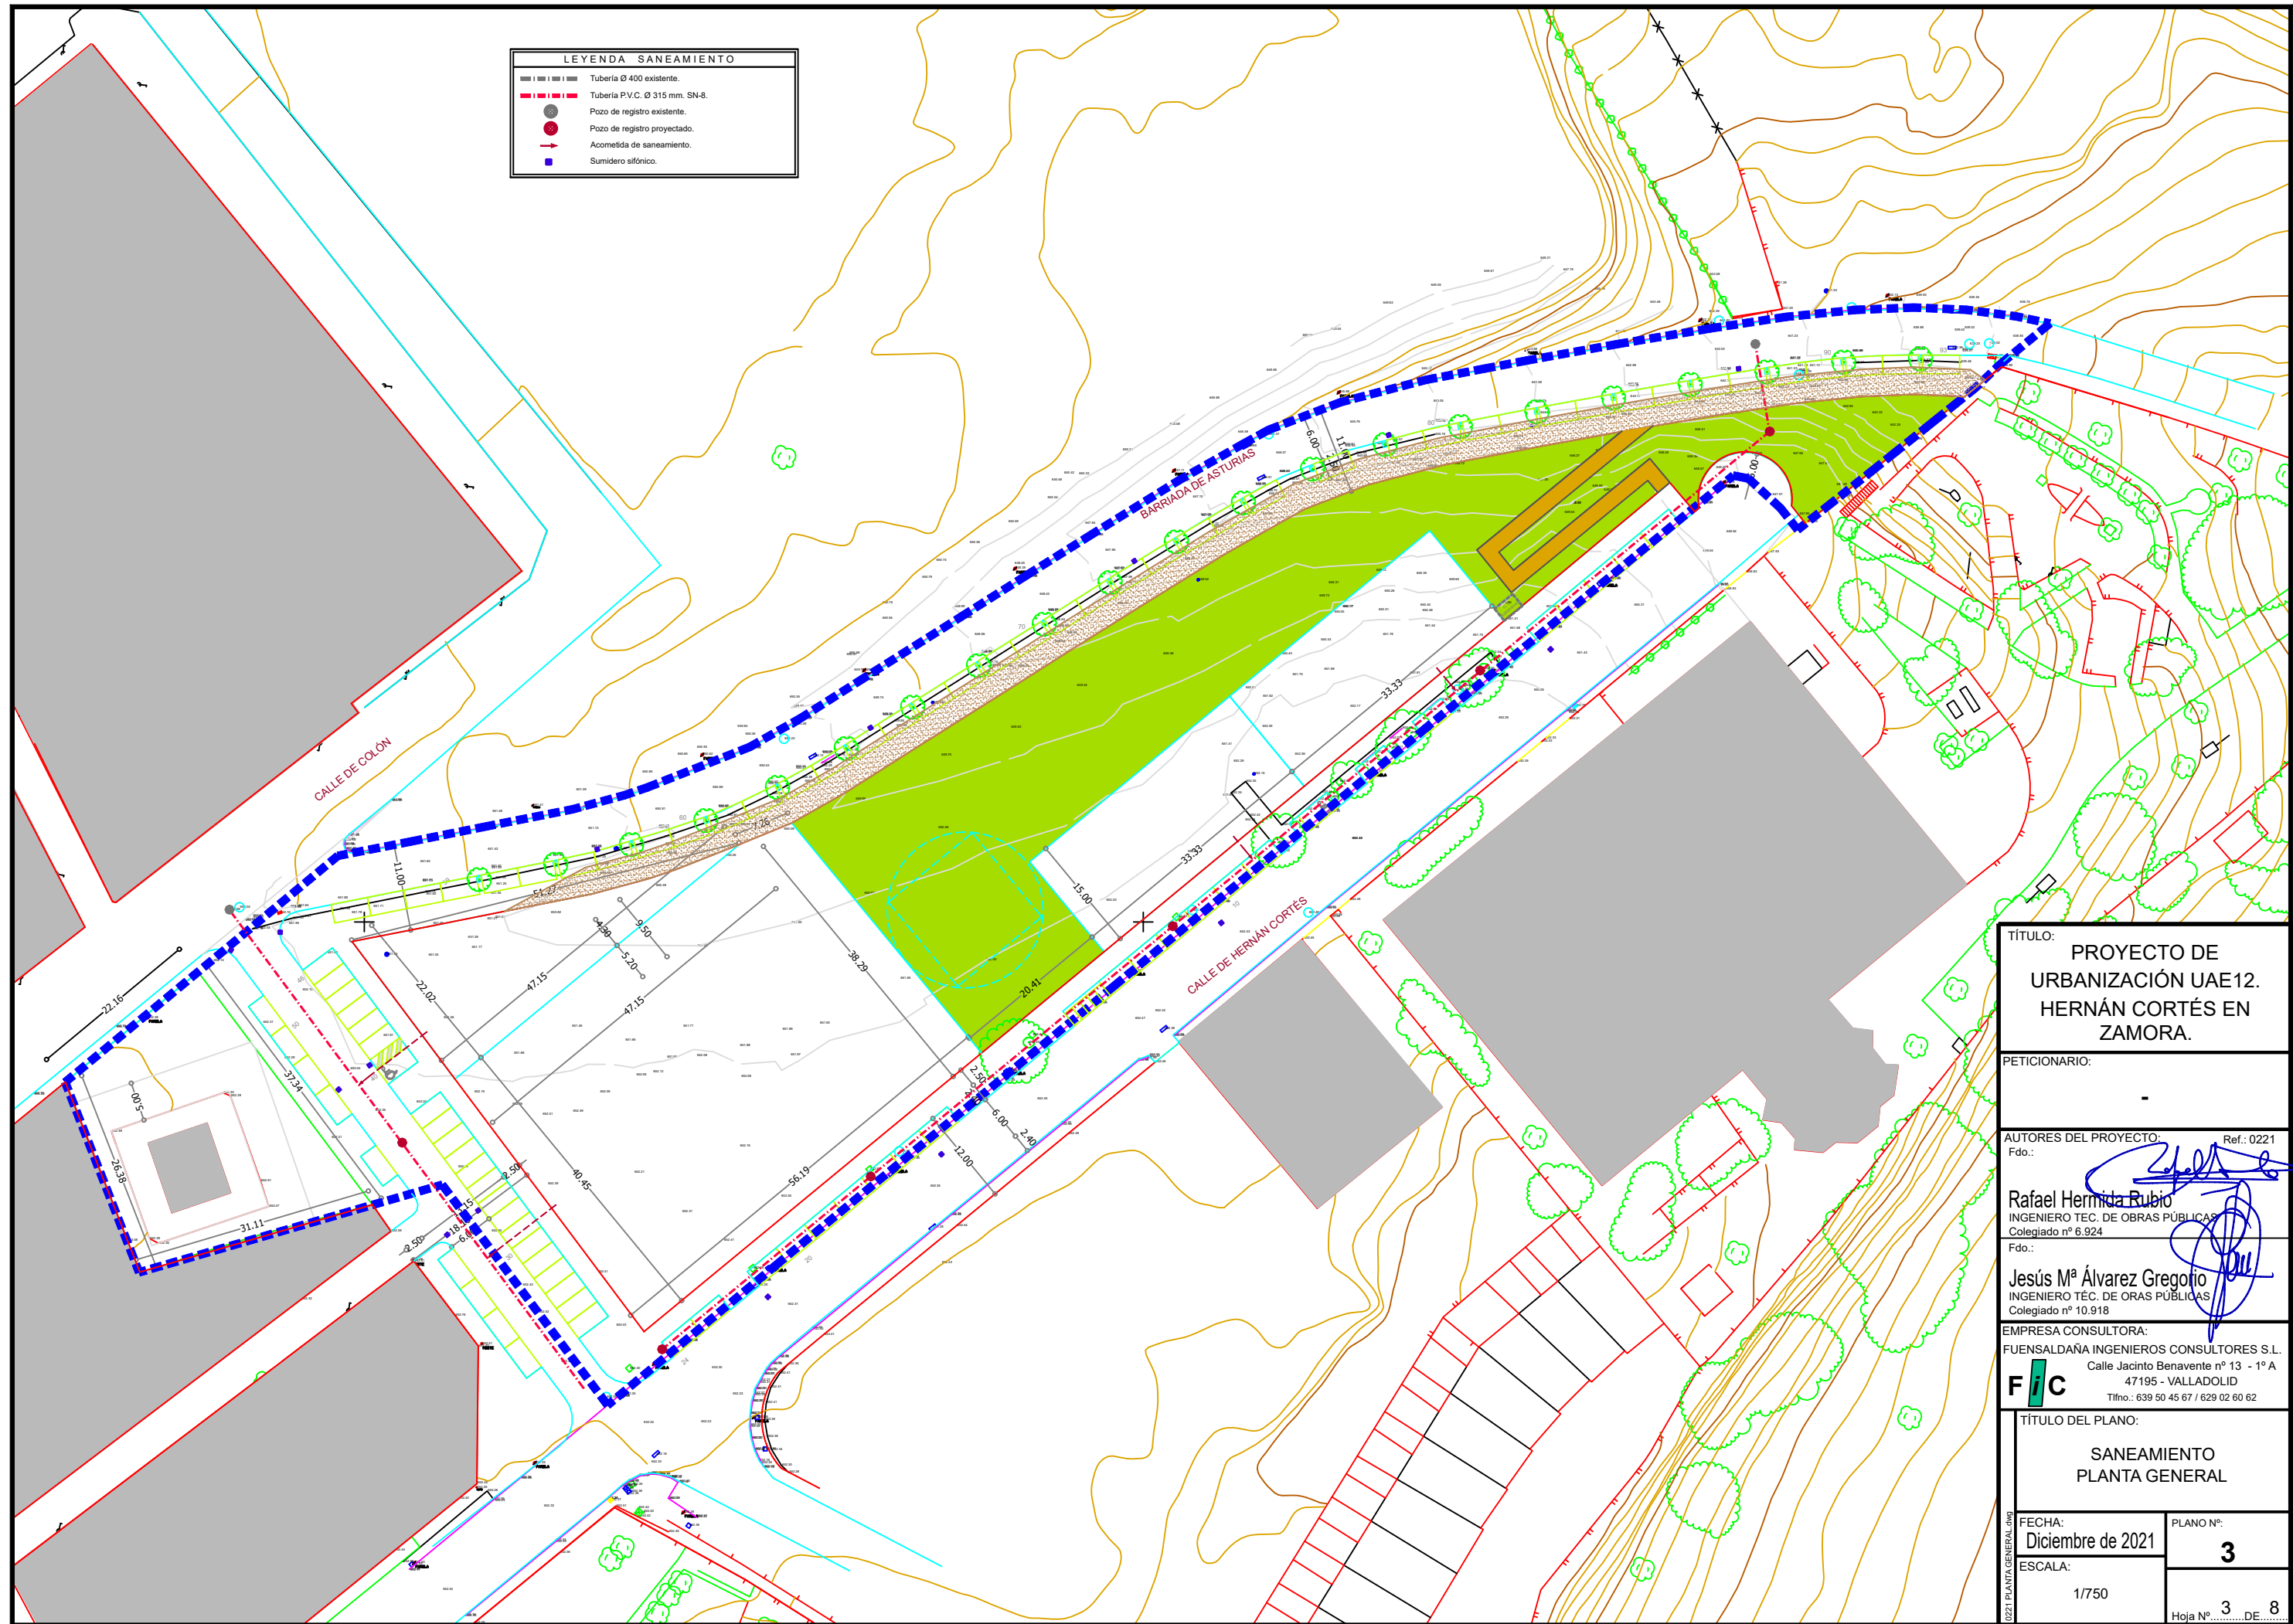

LEYENDA SANEAMIENTO	
	Tubería Ø 400 existente.
	Tubería P.V.C. Ø 315 mm. SN-8.
	Pozo de registro existente.
	Pozo de registro proyectado.
	Acometida de saneamiento.
	Sumidero sifónico.


TÍTULO: PROYECTO DE URBANIZACIÓN UAE12. HERNÁN CORTÉS EN ZAMORA.	
PETICIONARIO: -	
AUTORES DEL PROYECTO: Ref.: 0221 Fdo.:	
Rafael Hermida Rubio INGENIERO TÈC. DE OBRAS PÚBLICAS Colegiado nº 6.924	
Fdo.:	
Jesús Mª Álvarez Gregorio INGENIERO TÈC. DE OBRAS PÚBLICAS Colegiado nº 10.918	
EMPRESA CONSULTORA: FUENSALDAÑA INGENIEROS CONSULTORES S.L. Calle Jacinto Benavente nº 13 - 1º A 47195 - VALLADOLID Tlfno.: 639 50 45 67 / 629 02 60 62	
FIC	
TÍTULO DEL PLANO: SANEAMIENTO PLANTA GENERAL	
FECHA: Diciembre de 2021	PLANO Nº: 3
ESCALA: 1/750	Hoja Nº 3 DE 8

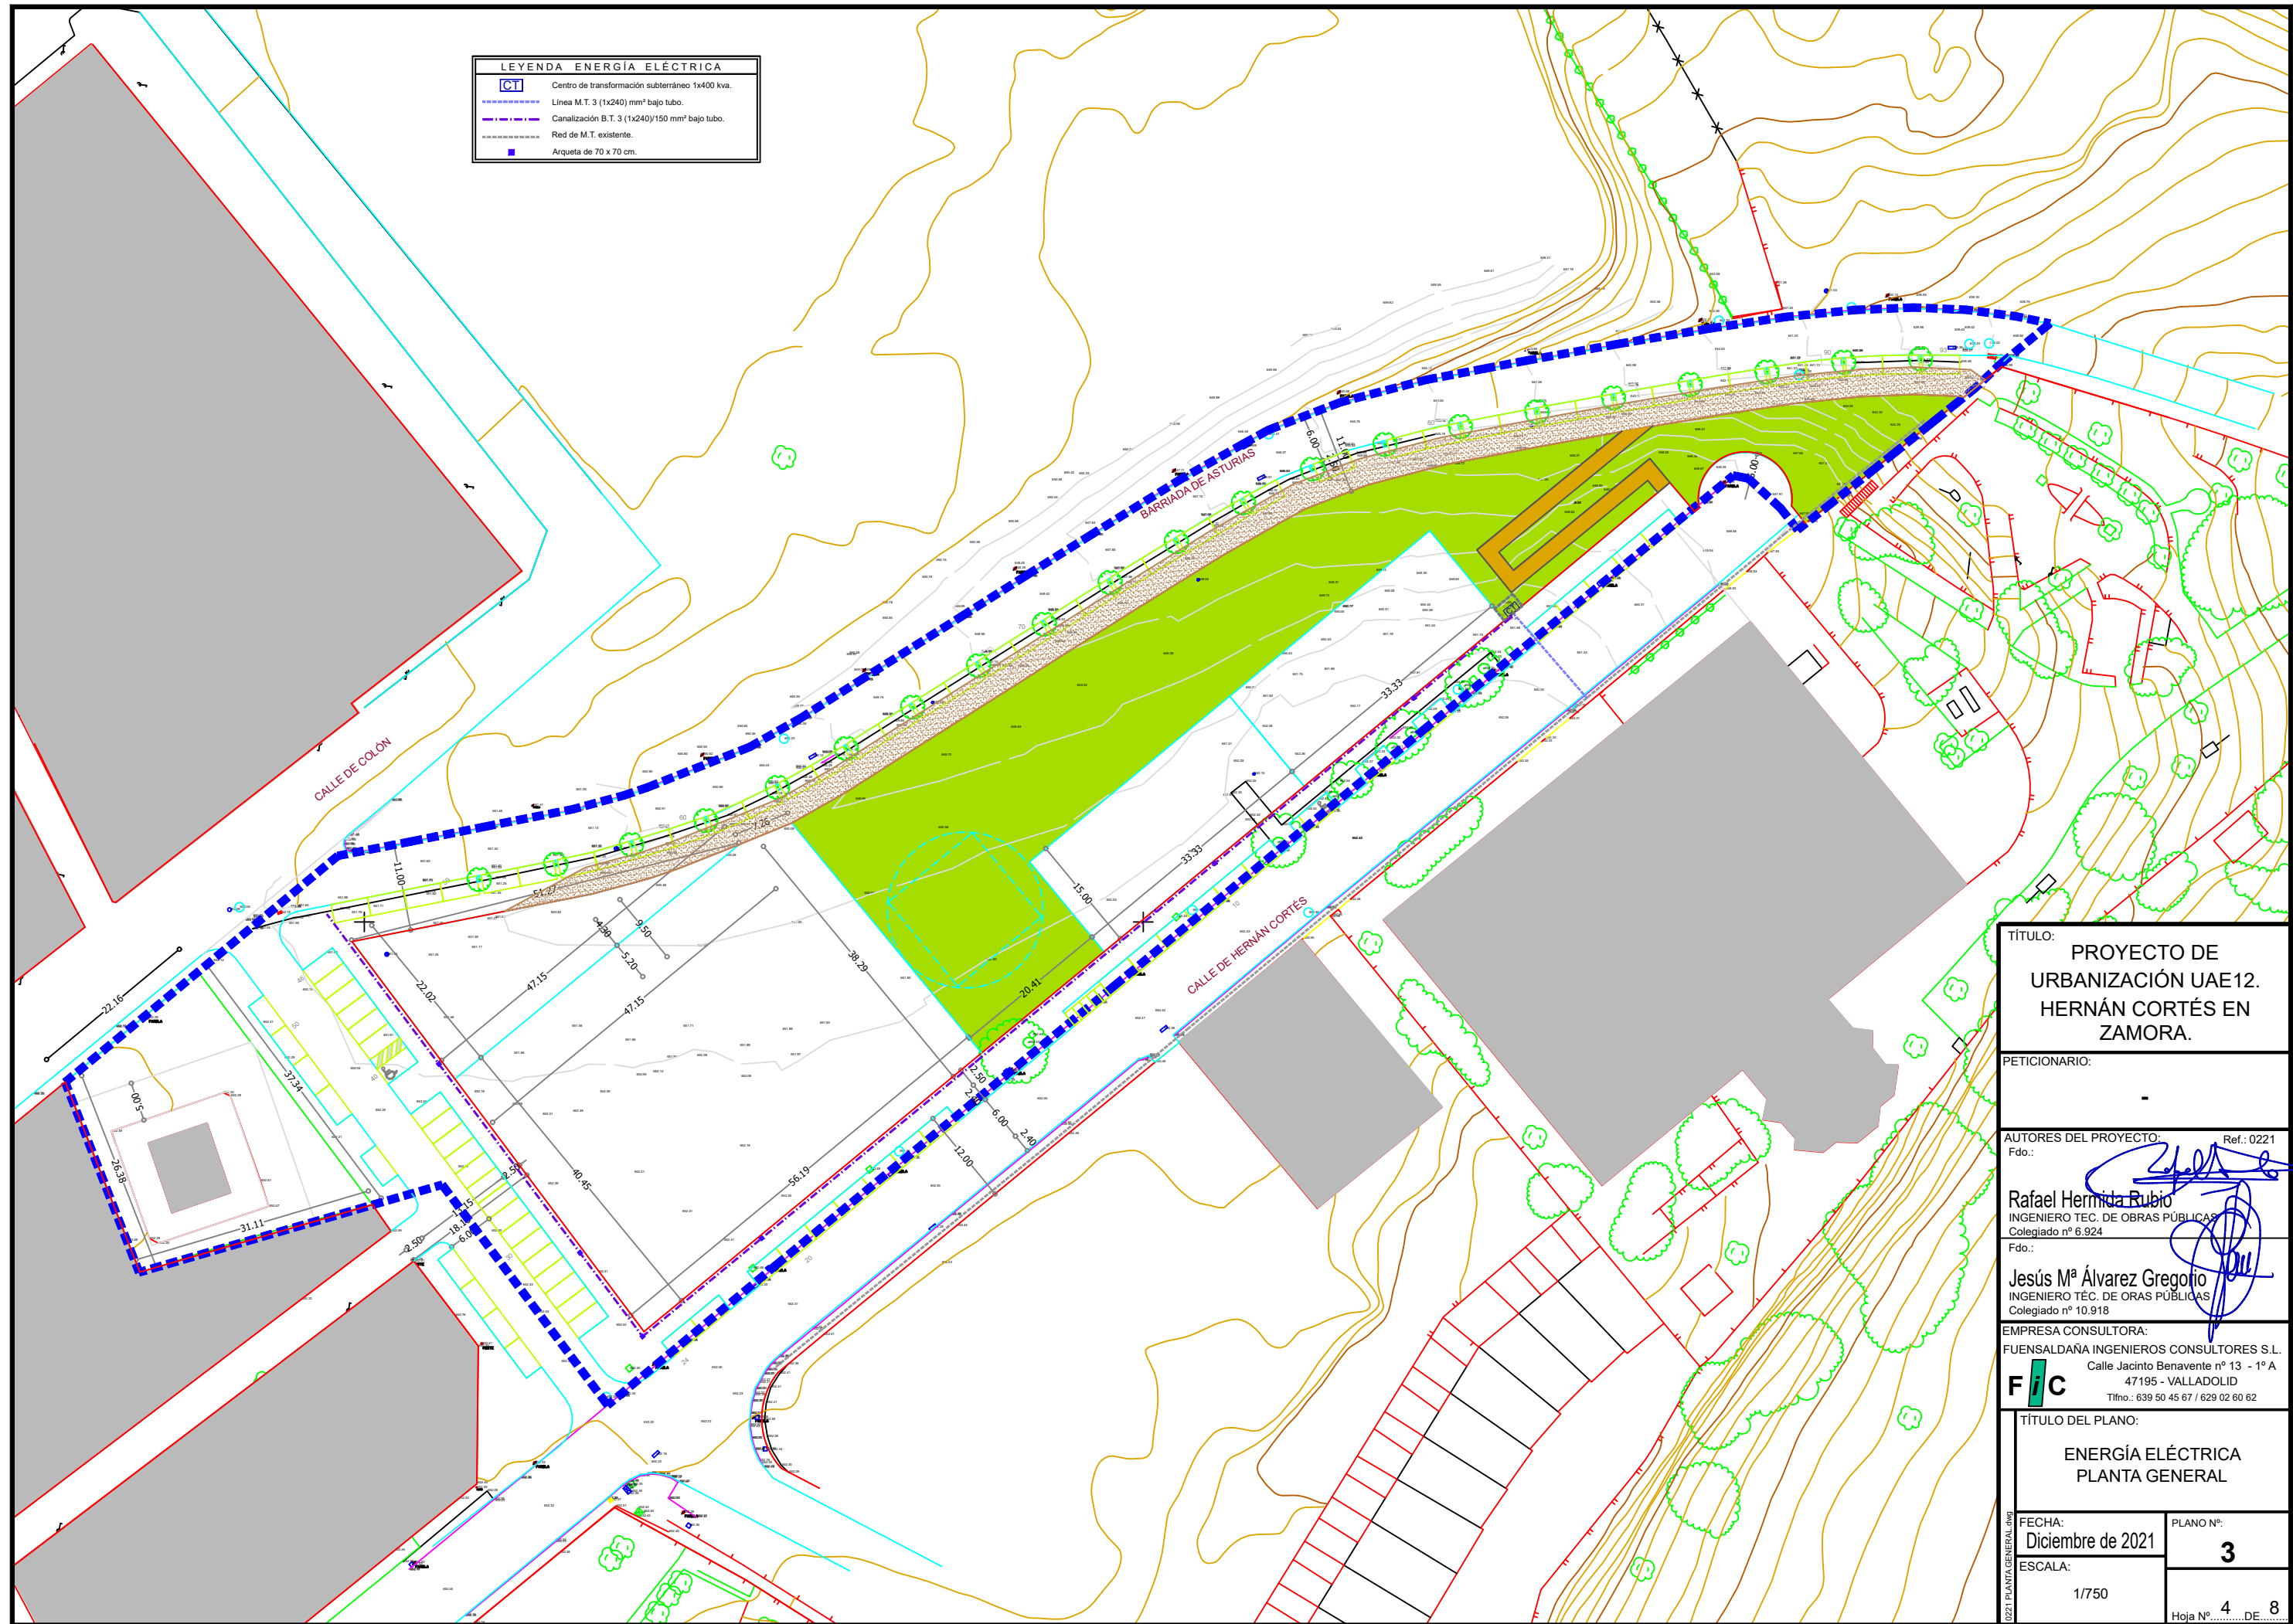


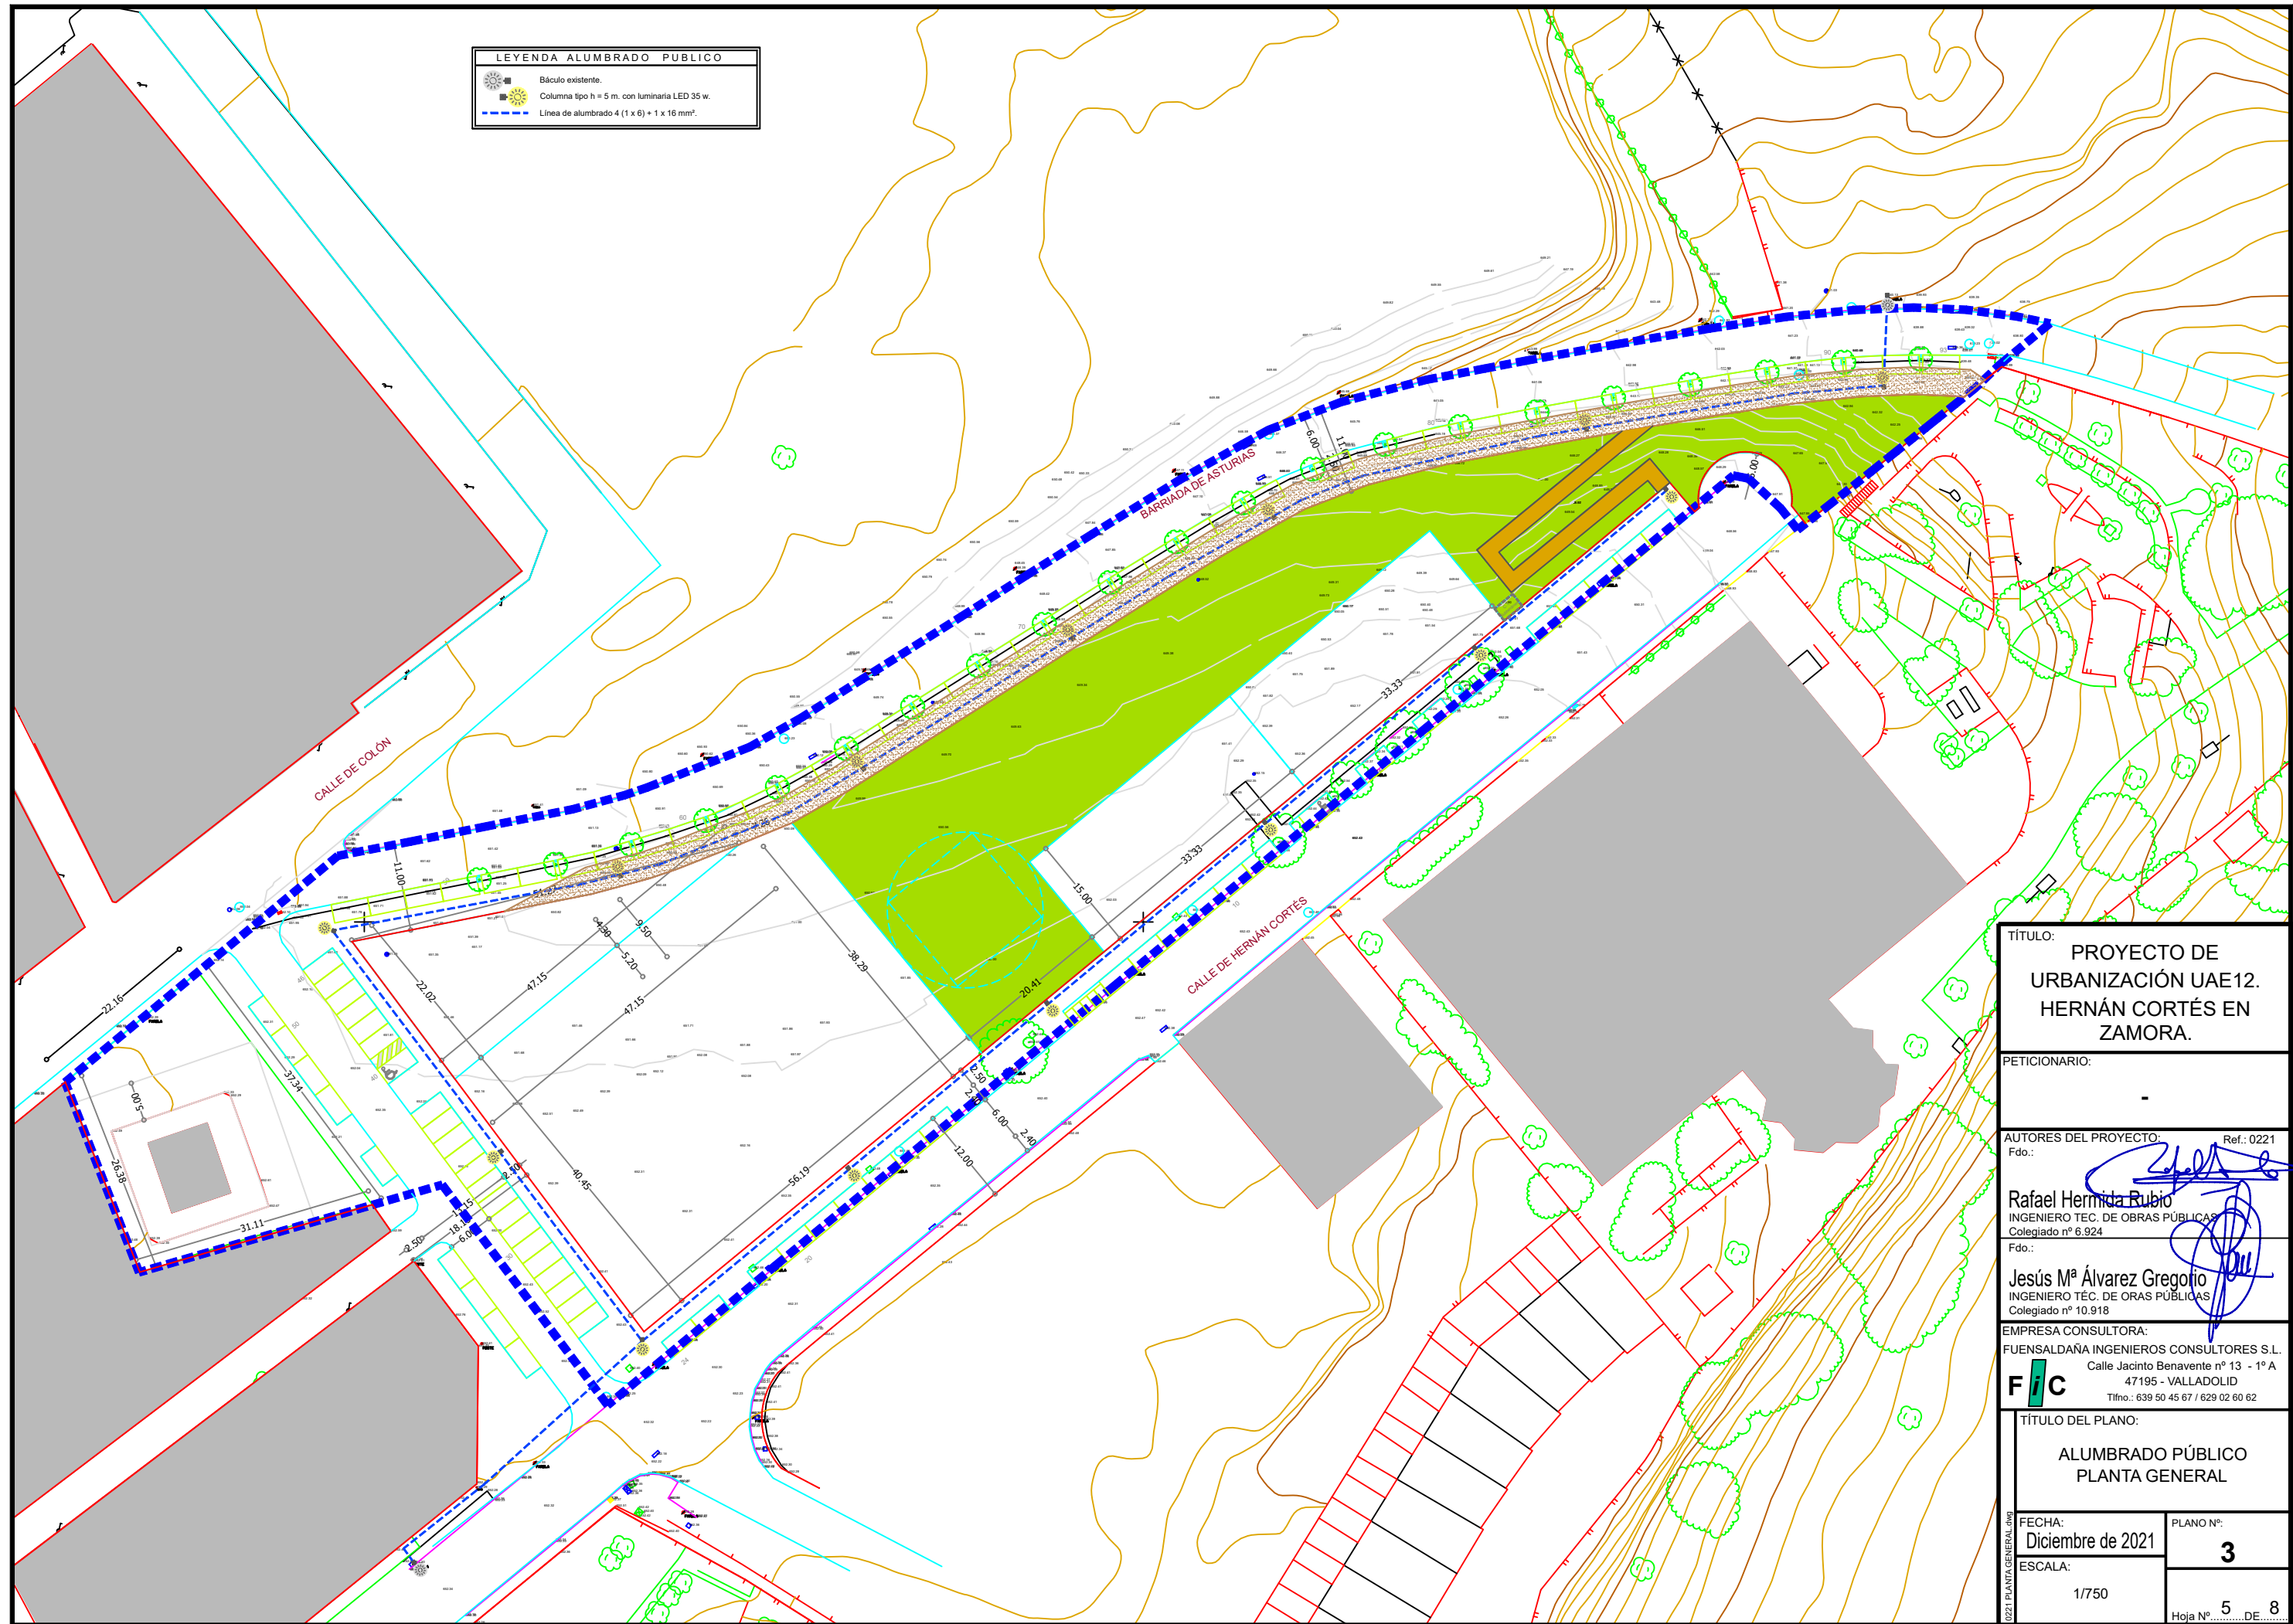


LEYENDA ALUMBRADO PÚBLICO	
	Báculo existente.
	Columna tipo h = 5 m. con luminaria LED 35 w.
	Línea de alumbrado 4 (1 x 6) + 1 x 16 mm².

TÍTULO: PROYECTO DE URBANIZACIÓN UAE12. HERNÁN CORTÉS EN ZAMORA.	
PETICIONARIO: -	
AUTORES DEL PROYECTO: Ref.: 0221 Fdo.:	
Rafael Hermida Rubio INGENIERO TÈC. DE OBRAS PÚBLICAS Colegiado nº 6.924	
Fdo.:	
Jesús Mª Álvarez Gregorio INGENIERO TÈC. DE OBRAS PÚBLICAS Colegiado nº 10.918	
EMPRESA CONSULTORA: FUENSALDAÑA INGENIEROS CONSULTORES S.L. Calle Jacinto Benavente nº 13 - 1º A 47195 - VALLADOLID Tlfno.: 639 50 45 67 / 629 02 60 62	
FIC	
TÍTULO DEL PLANO: ALUMBRADO PÚBLICO PLANTA GENERAL	
FECHA: Diciembre de 2021	PLANO Nº: 3
ESCALA: 1/750	Hoja Nº. 5 DE 8

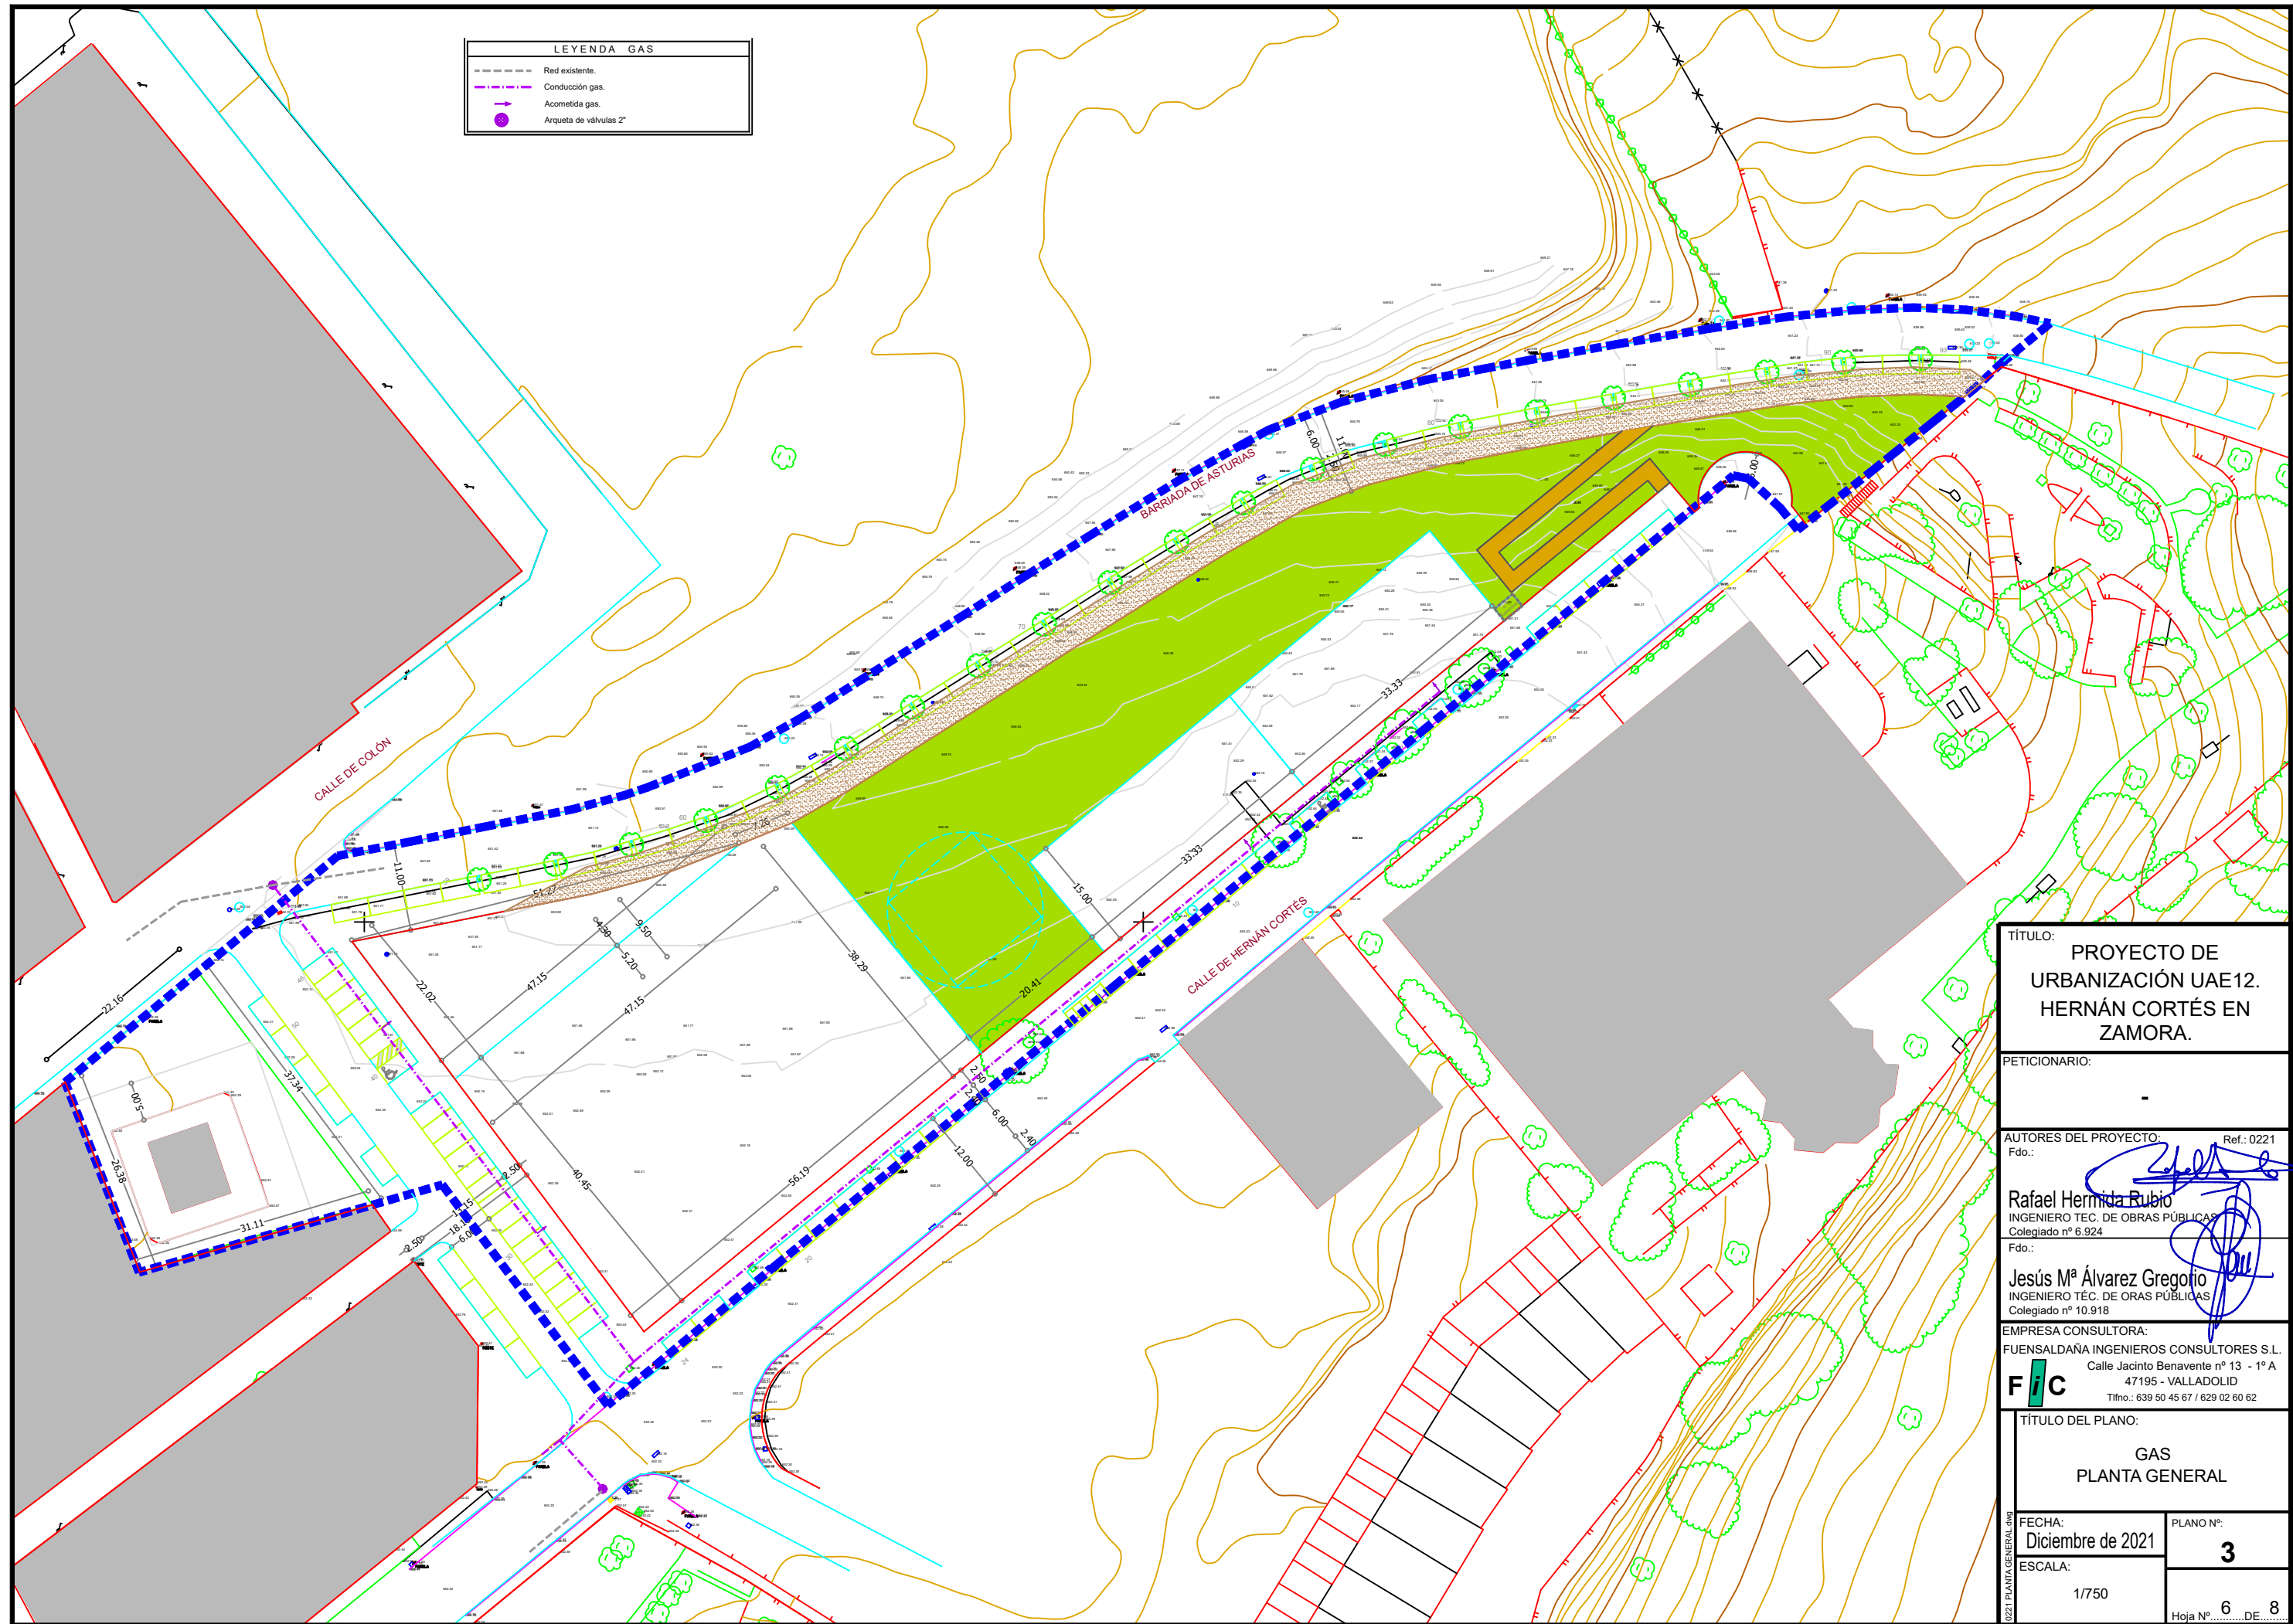


 
TÍTULO: PROYECTO DE URBANIZACIÓN UAE12. HERNÁN CORTÉS EN ZAMORA.	
PETICIONARIO: -	
AUTORES DEL PROYECTO: Ref.: 0221 Fdo.:  Rafael Hermida Rubio INGENIERO TÉCNICO DE OBRAS PÚBLICAS Colegiado nº 6.924	
Fdo.:  Jesús Mª Álvarez Gregorio INGENIERO TÉCNICO DE OBRAS PÚBLICAS Colegiado nº 10.918	
EMPRESA CONSULTORA: FUENSALDAÑA INGENIEROS CONSULTORES S.L. Calle Jacinto Benavente nº 13 - 1º A 47195 - VALLADOLID Tlfno.: 639 50 45 67 / 629 02 60 62	
TÍTULO DEL PLANO: GAS PLANTA GENERAL	
FECHA: Diciembre de 2021	PLANO Nº: 3
ESCALA: 1/750	Hoja Nº 6 DE 8

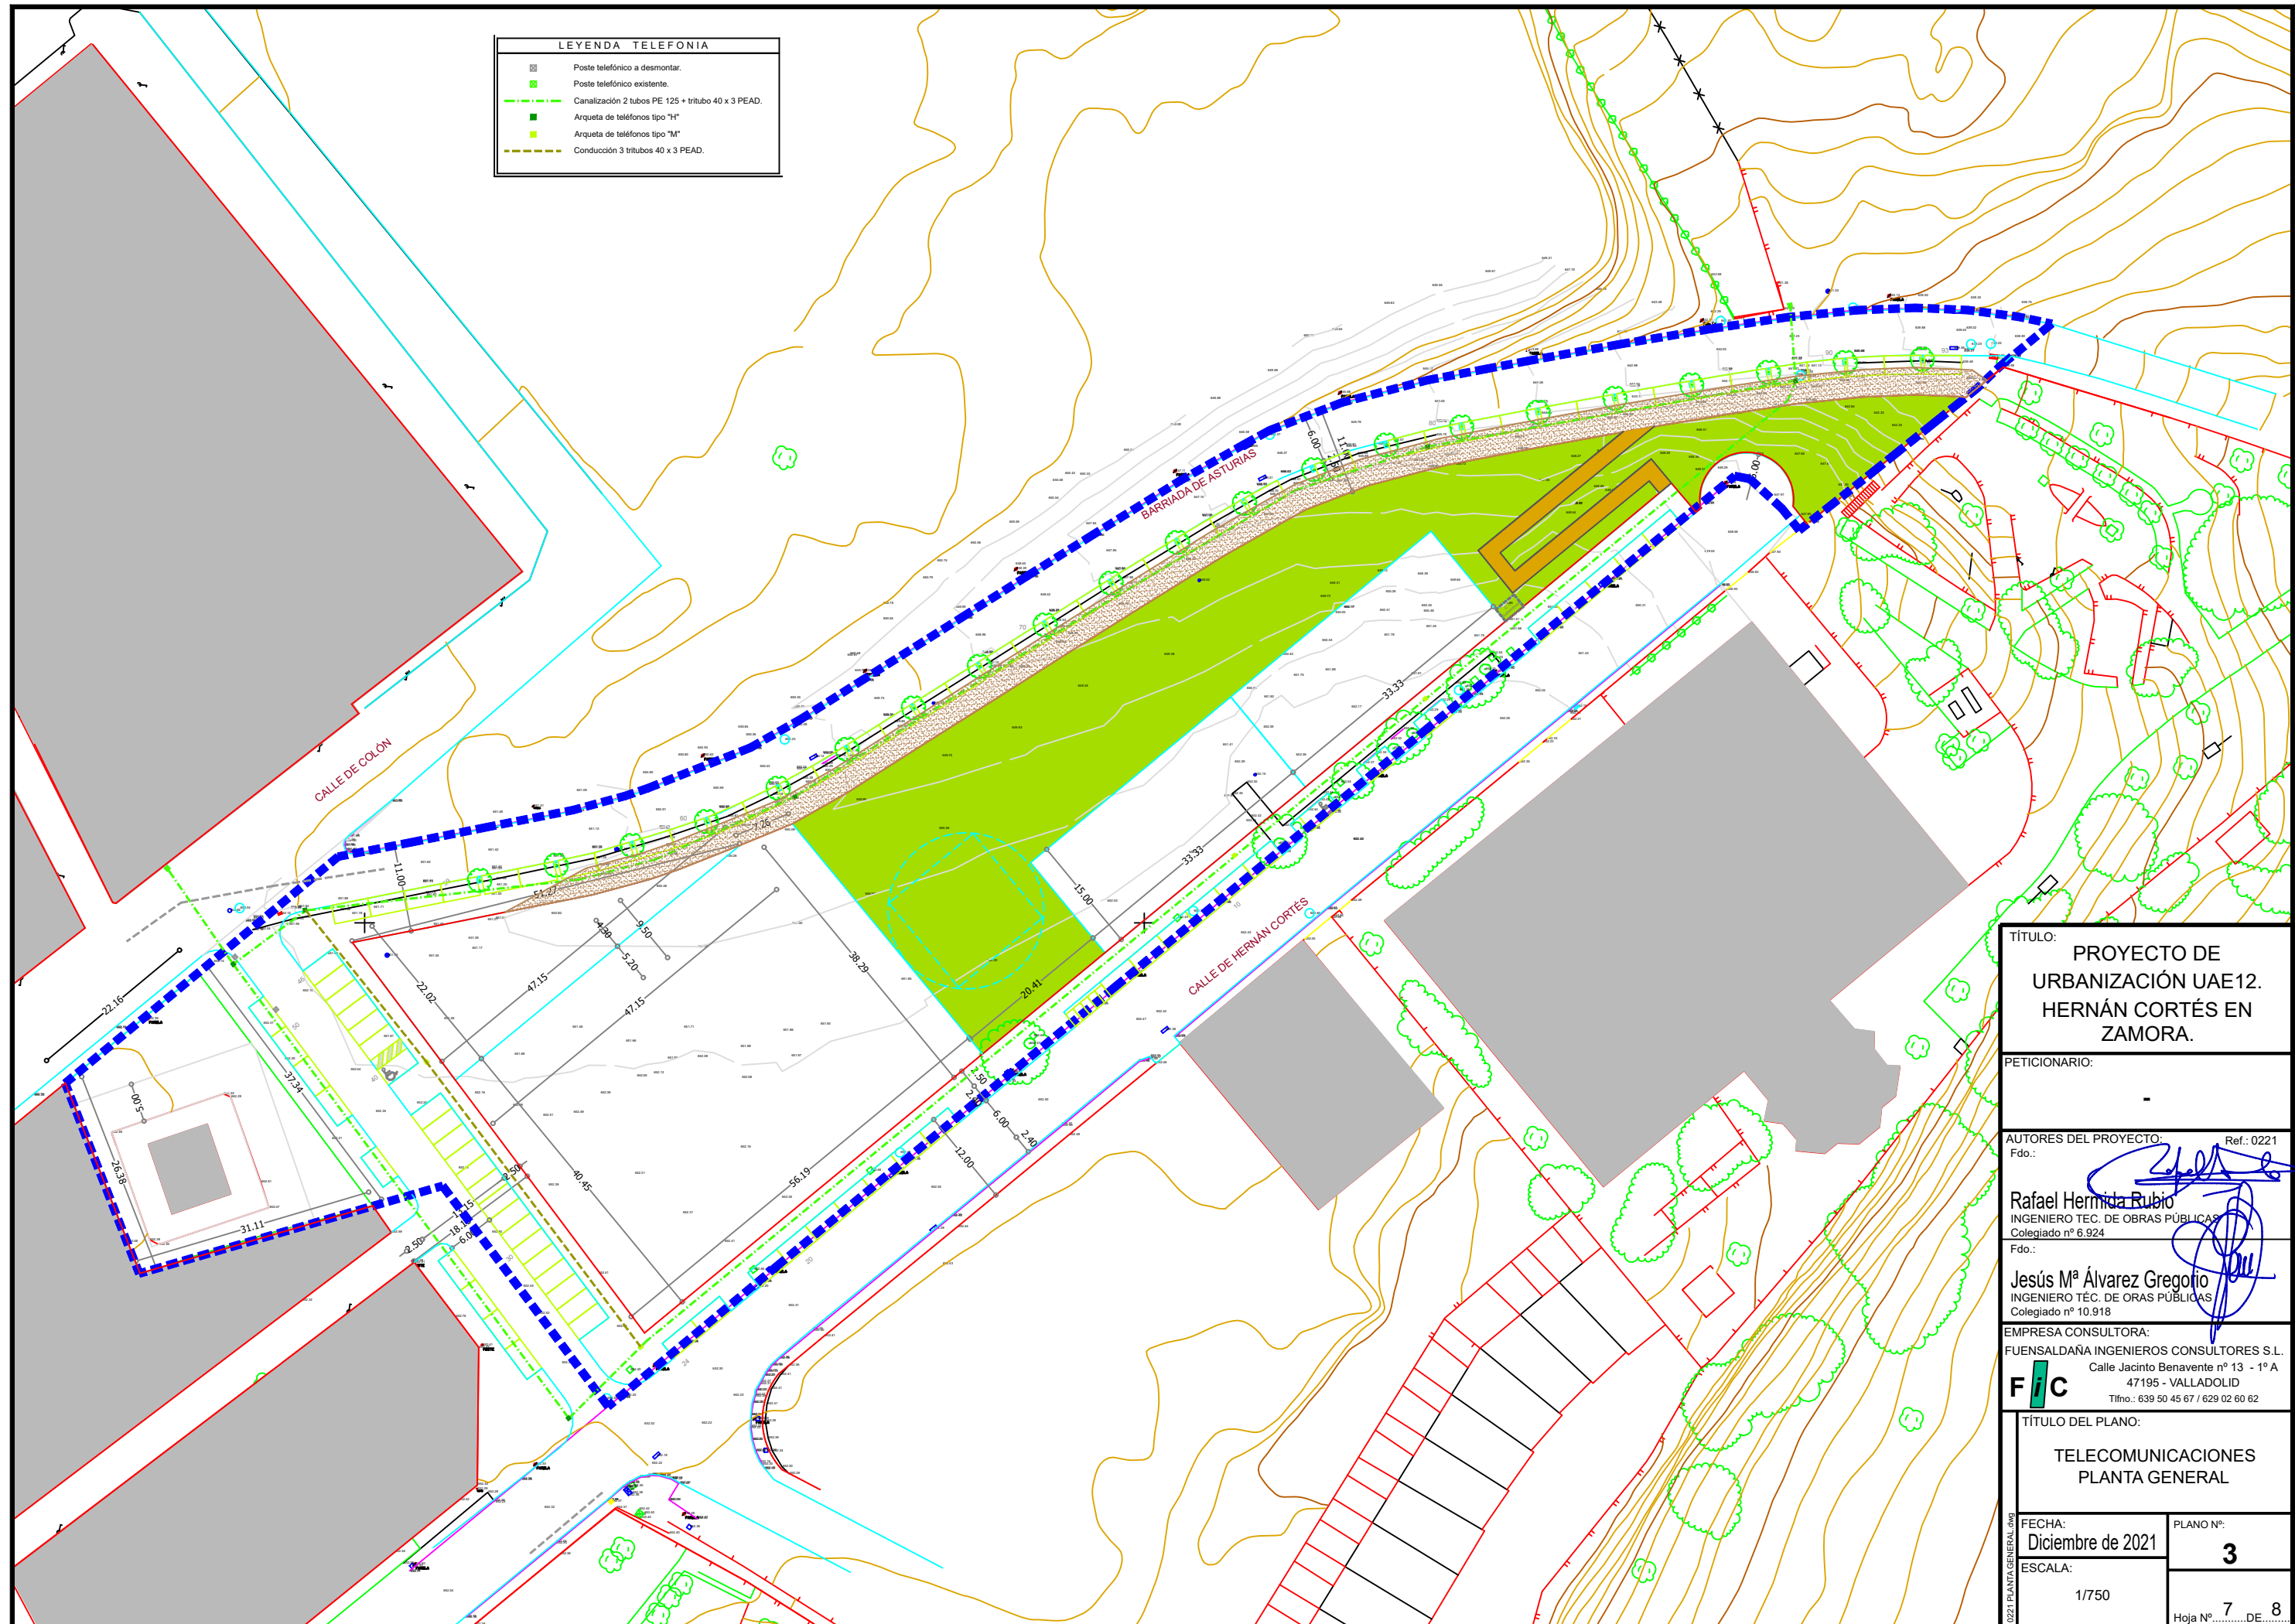

LEYENDA TELEFONIA	
	Poste telefónico a desmontar.
	Poste telefónico existente.
	Canalización 2 tubos PE 125 + tritubo 40 x 3 PEAD.
	Arqueta de teléfonos tipo "H"
	Arqueta de teléfonos tipo "M"
	Conducción 3 tritubos 40 x 3 PEAD.


TÍTULO: PROYECTO DE URBANIZACIÓN UAE12. HERNÁN CORTÉS EN ZAMORA.	
PETICIONARIO: -	
AUTORES DEL PROYECTO: Ref.: 0221 Fdo.:	
Rafael Hermida Rubio INGENIERO TÈC. DE OBRAS PÚBLICAS Colegiado nº 6.924 Fdo.:	
Jesús Mª Álvarez Gregorio INGENIERO TÈC. DE OBRAS PÚBLICAS Colegiado nº 10.918	
EMPRESA CONSULTORA: FUENSALDAÑA INGENIEROS CONSULTORES S.L. Calle Jacinto Benavente nº 13 - 1º A 47195 - VALLADOLID Tlfno.: 639 50 45 67 / 629 02 60 62	
FIC	
TÍTULO DEL PLANO: TELECOMUNICACIONES PLANTA GENERAL	
FECHA: Diciembre de 2021	PLANO Nº: 3
ESCALA: 1/750	Hoja Nº 7 DE 8

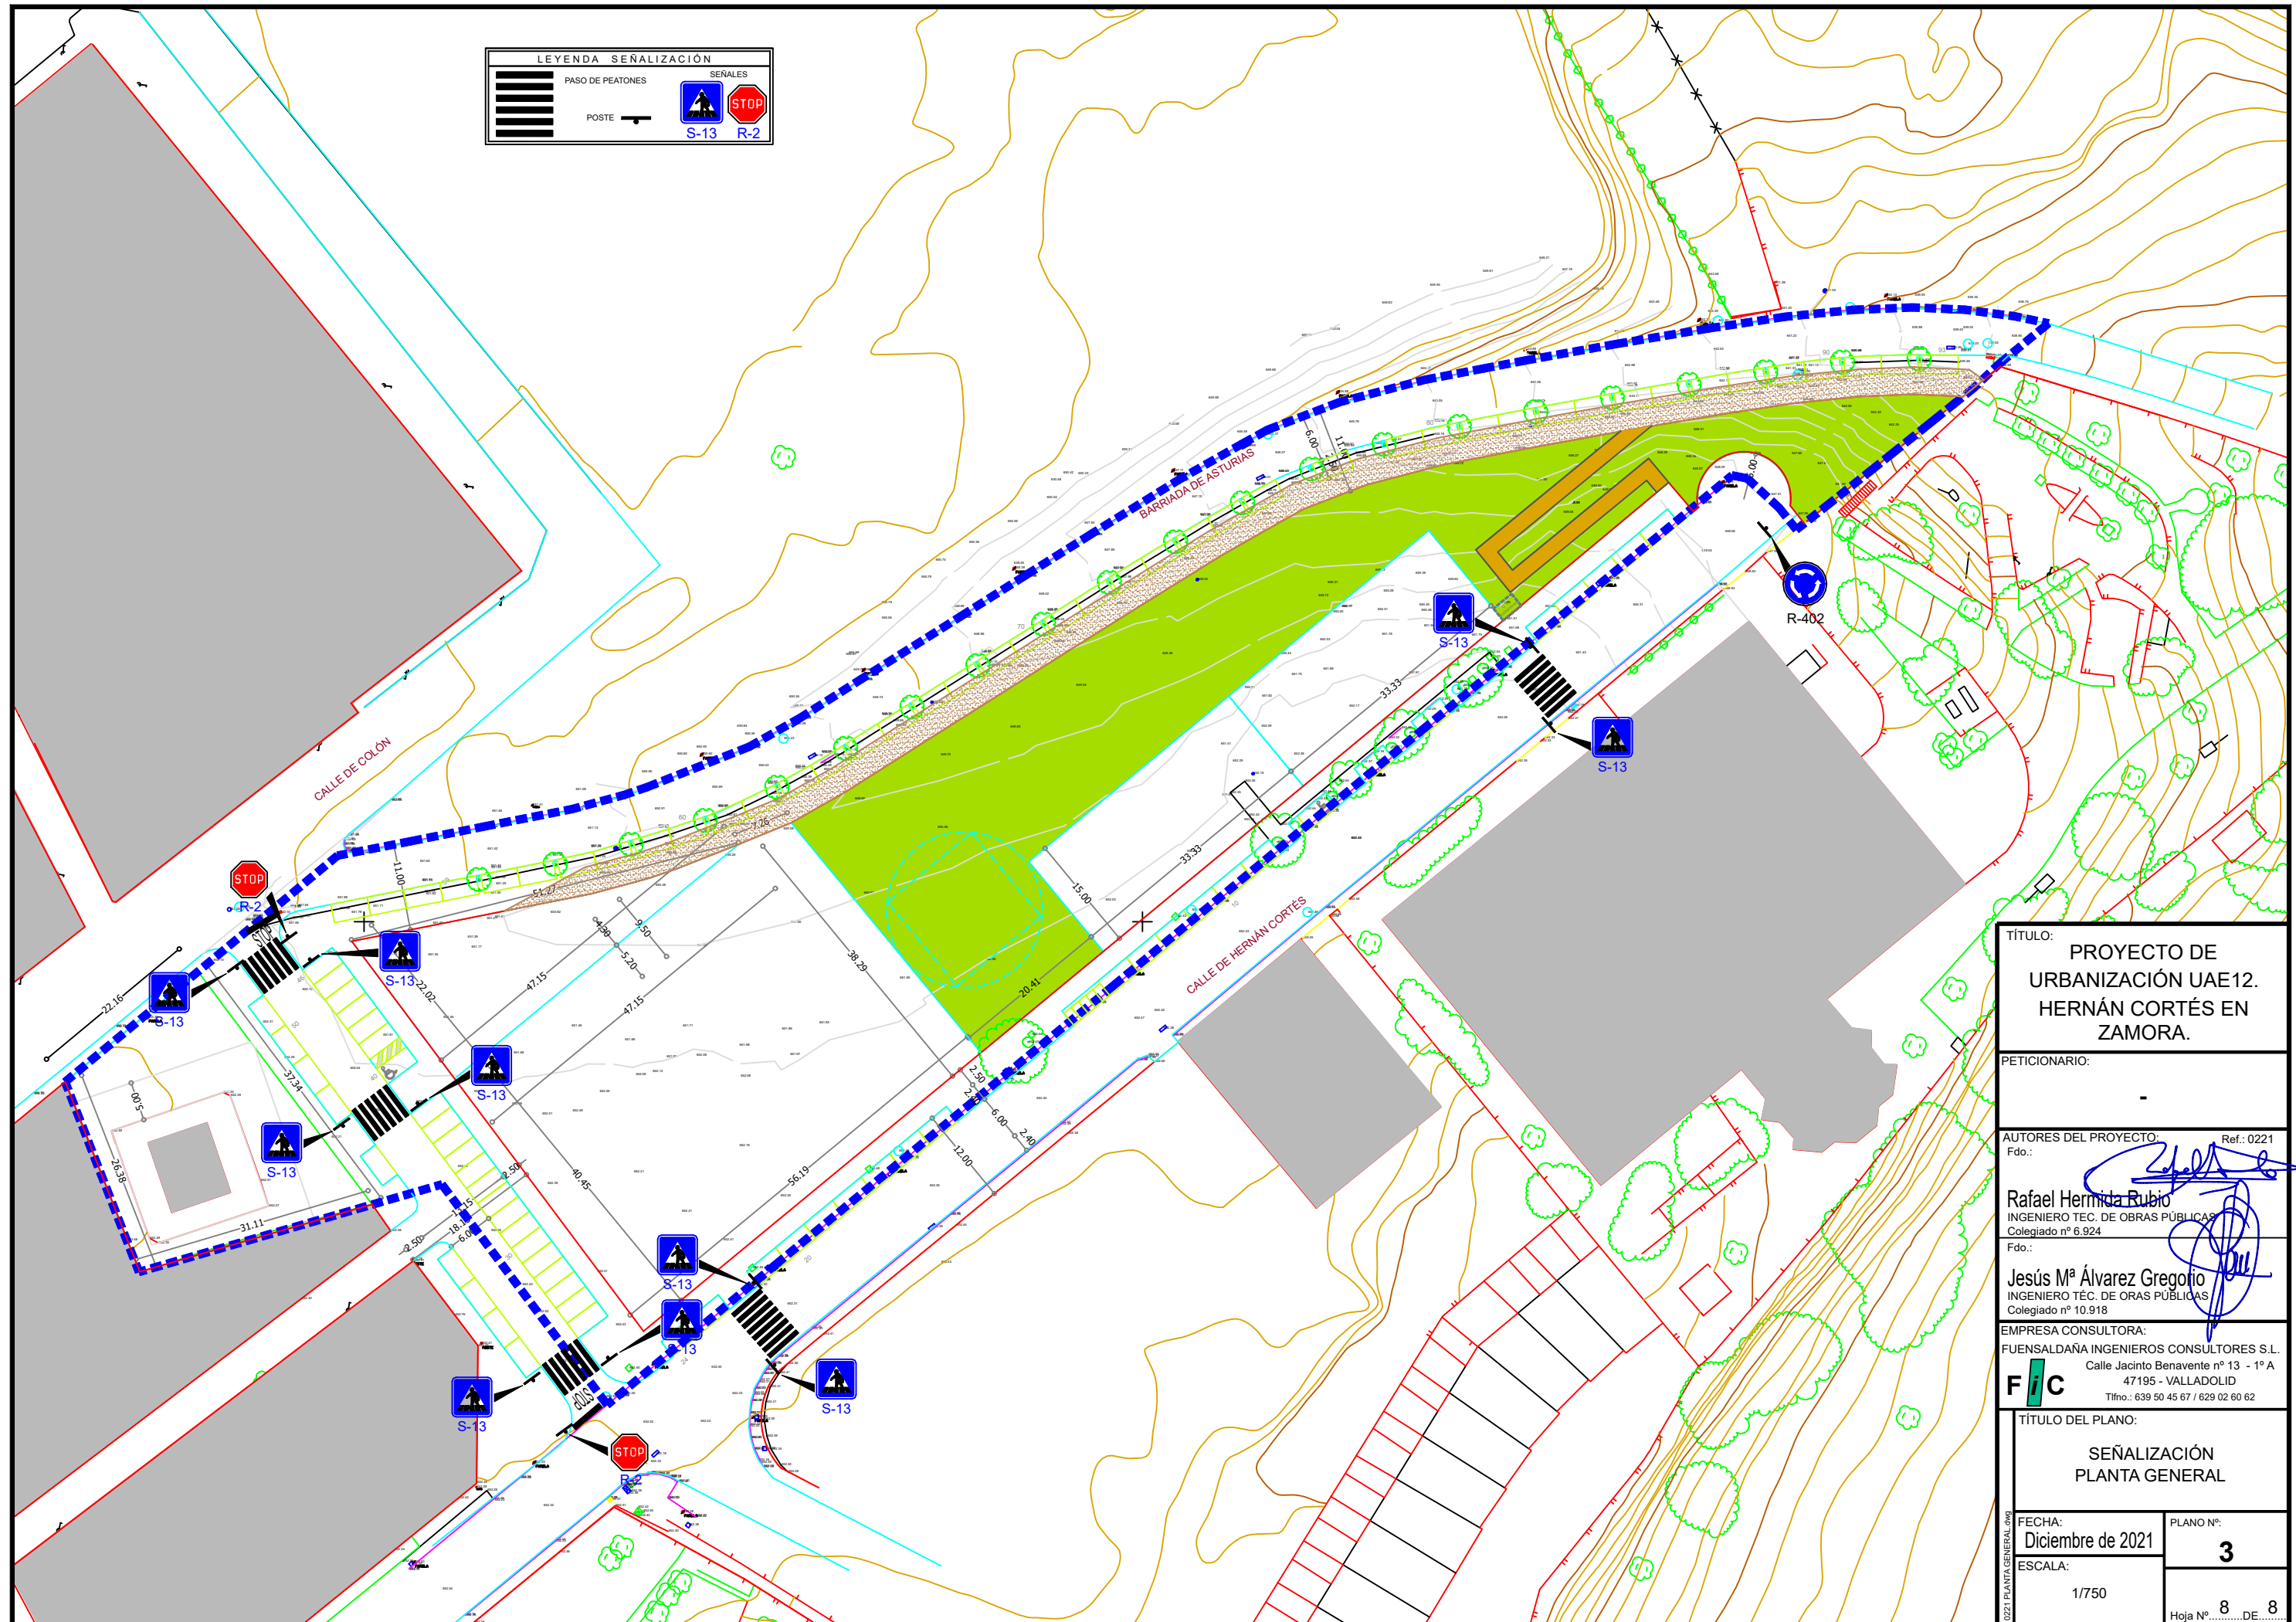

 TÍTULO: PROYECTO DE URBANIZACIÓN UAE12. HERNÁN CORTÉS EN ZAMORA.	
PETICIONARIO: -	
AUTORES DEL PROYECTO: Ref.: 0221 Fdo.:  Rafael Hermida Rubio INGENIERO TÈC. DE OBRAS PÚBLICAS Colegiado nº 6.924	
Fdo.:  Jesús Mª Álvarez Gregorio INGENIERO TÈC. DE OBRAS PÚBLICAS Colegiado nº 10.918	
EMPRESA CONSULTORA: FUENSALDAÑA INGENIEROS CONSULTORES S.L. Calle Jacinto Benavente nº 13 - 1º A 47195 - VALLADOLID Tlfno.: 639 50 45 67 / 629 02 60 62	
FIC	
TÍTULO DEL PLANO: SEÑALIZACIÓN PLANTA GENERAL	
FECHA: Diciembre de 2021	PLANO Nº: 3
ESCALA: 1/750	Hoja Nº: 8 DE 8


SECCIÓN TIPO EN ACERAS

ESCALA = 1/10

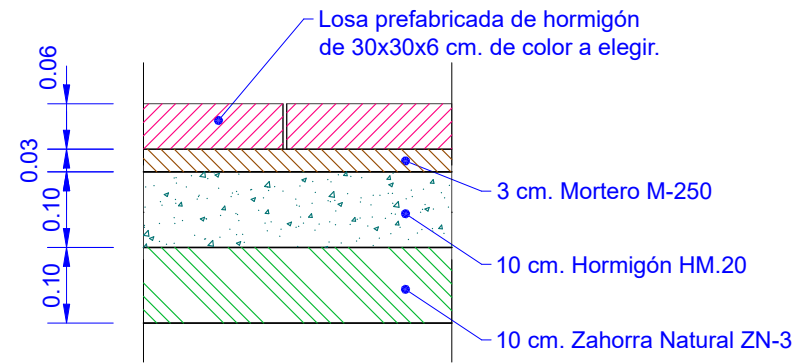


SECCIÓN TIPO EN APARCAMIENTOS

ESCALA = 1/10

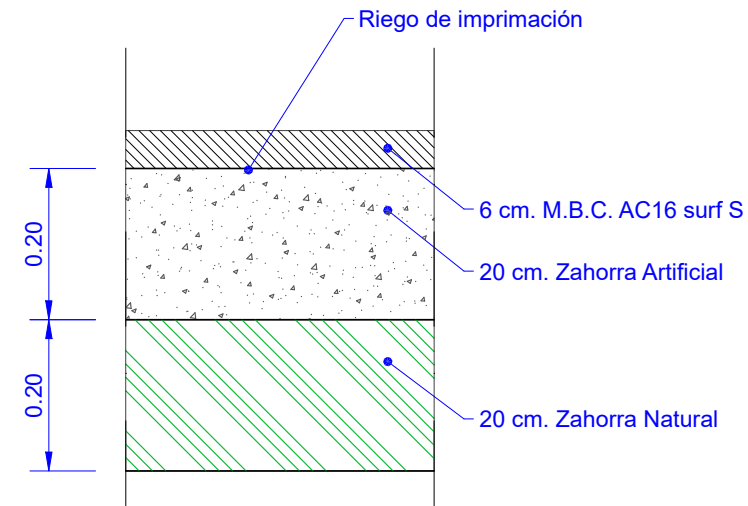


SECCIÓN TIPO EN CALZADAS

ESCALA = 1/10

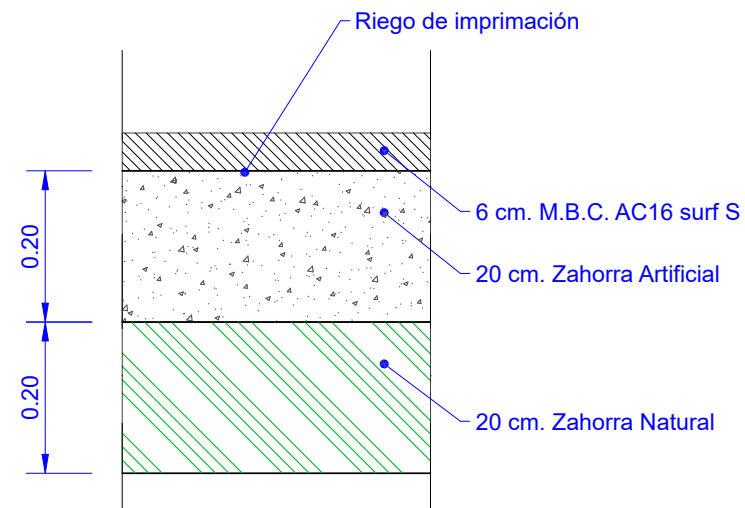

SECCIÓN TIPO EN PASOS DE PEATONES CON CELOSÍA


ESCALA = 1/10

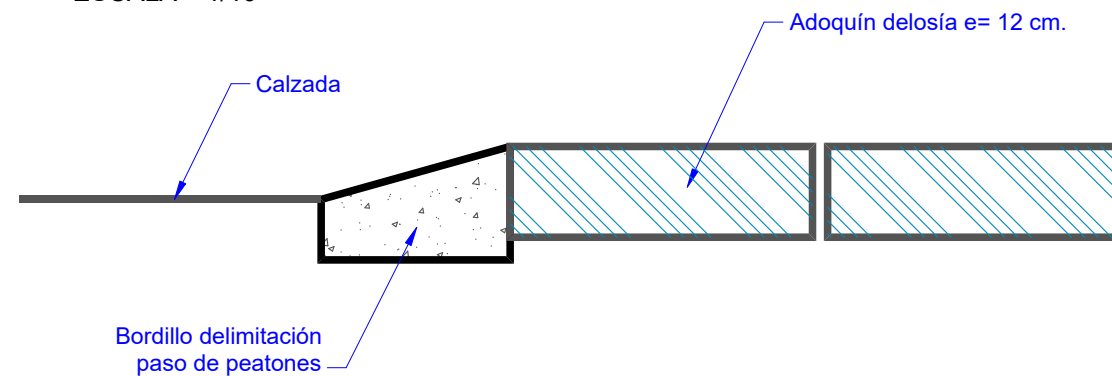

DETALLE DE BORDILLO

(Para delimitación de aceras con parcelas, con carril bici y jardines, y delimitación de caminos de zahorra)


ESCALA = 1/10

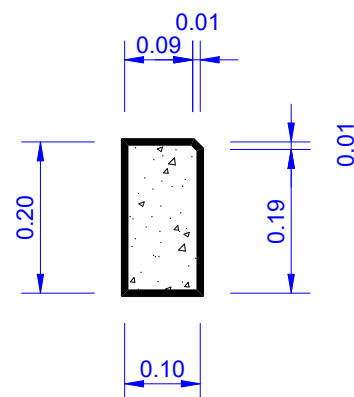

DETALLE DE BORDILLO

(Para delimitación de aceras con calzadas y aparcamientos, y calzadas con carril bici.)


ESCALA = 1/10

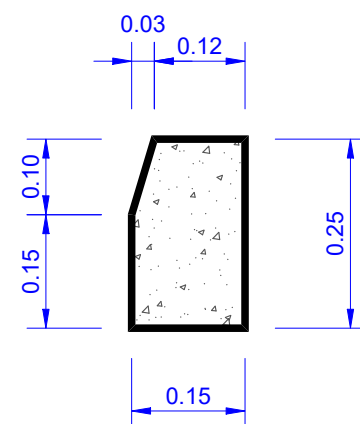

DETALLE DE BORDILLO


(Para delimitación de paso de peatones con celosía)

ESCALA = 1/10

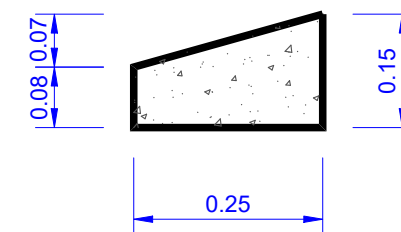


TÍTULO:		PROYECTO DE URBANIZACIÓN UAE12. HERNÁN CORTÉS EN ZAMORA.	
PETICIONARIO:		-	
AUTORES DEL PROYECTO:		Ref.: 0221	
Fdo.:		Rafael Hermida Rubio	
INGENIERO TÉCNICO DE OBRAS PÚBLICAS		Colegiado nº 6.924	
Fdo.:		Jesús M ^º Álvarez Gregorio	
INGENIERO TÉCNICO DE OBRAS PÚBLICAS		Colegiado nº 10.918	
EMPRESA CONSULTORA:		FUENSALDAÑA INGENIEROS CONSULTORES S.L.	
FIC		Calle Jacinto Benavente nº 13 - 1º A	
47195 - VALLADOLID		Tlfno.: 639 50 45 67 / 629 02 60 62	
TÍTULO DEL PLANO:		PAVIMENTACIÓN.- SECCIONES TIPO Y DETALLES	
FECHA:		PLANO Nº:	
Diciembre de 2021		4	
ESCALA:		Hoja Nº 1 DE 1	
1/10			


HERNAN CORTES

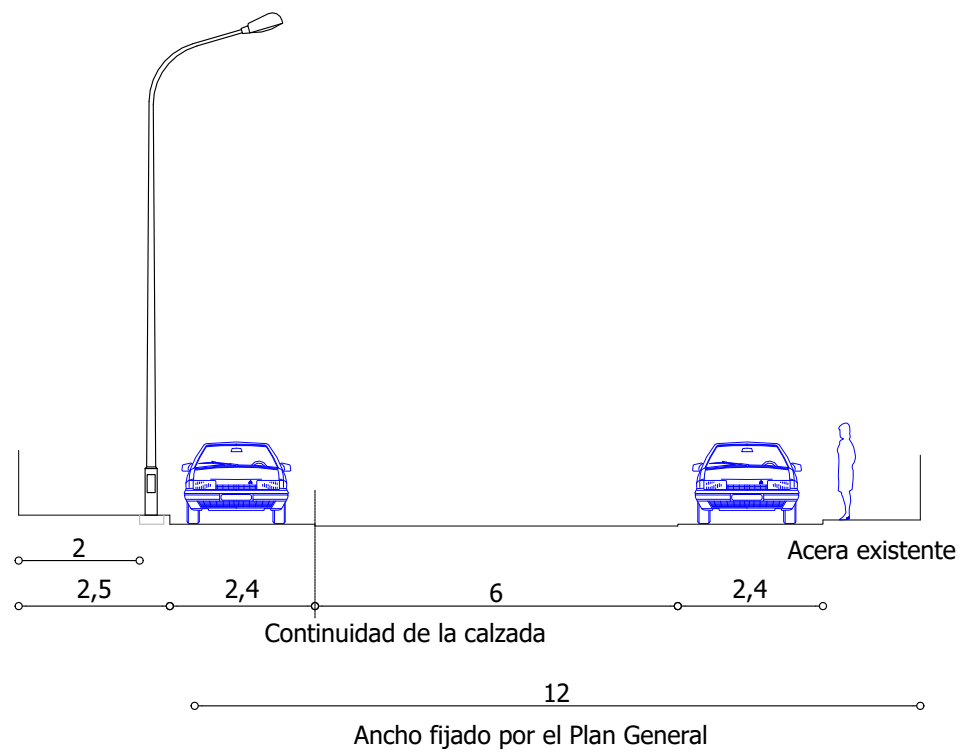

CALLE NUEVA APERTURA

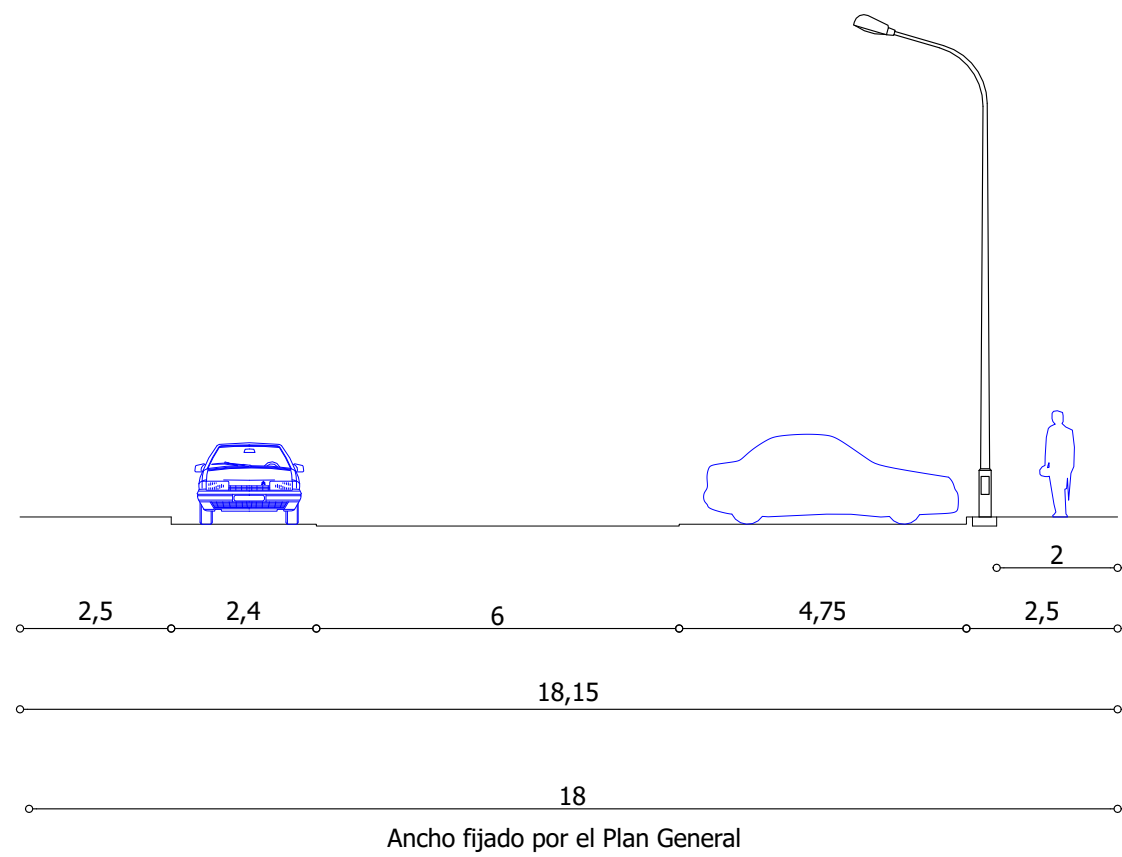

BARRIADA DE ASTURIAS

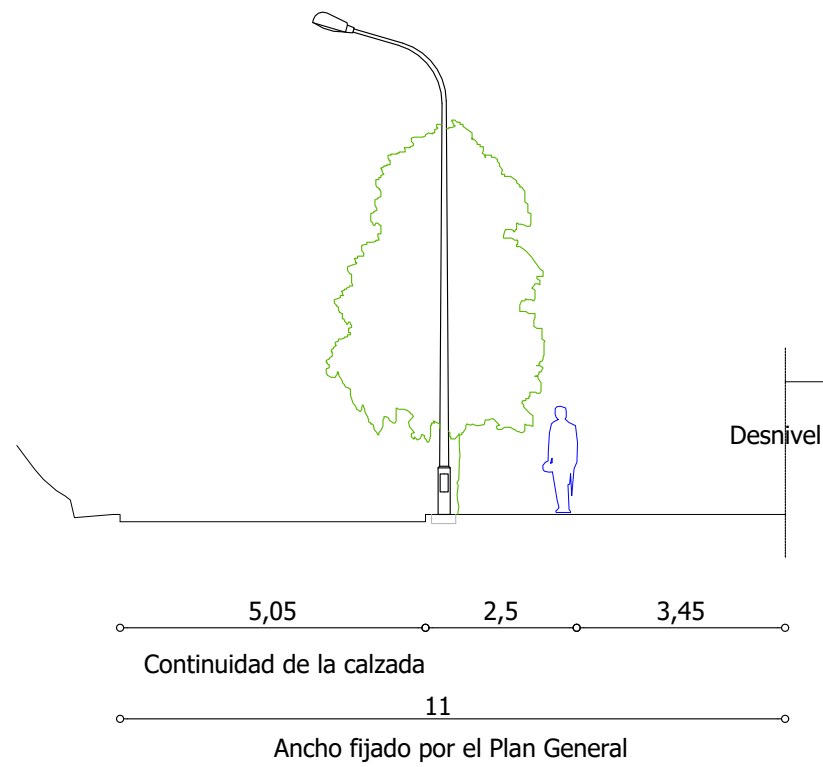

TÍTULO: PROYECTO DE URBANIZACIÓN UAE12. HERNÁN CORTÉS EN ZAMORA.	
PETICIONARIO: -	
AUTORES DEL PROYECTO: Fdo.: Rafael Hermida Rubio INGENIERO TÉCNICO DE OBRAS PÚBLICAS Colegiado nº 6.924 Fdo.: Jesús M ^a Álvarez Gregorio INGENIERO TÉCNICO DE OBRAS PÚBLICAS Colegiado nº 10.918 Ref.: 0221	
EMPRESA CONSULTORA: FUENSALDAÑA INGENIEROS CONSULTORES S.L. Calle Jacinto Benavente nº 13 - 1º A 47195 - VALLADOLID Tlfno.: 639 50 45 67 / 629 02 60 62 FIC	
TÍTULO DEL PLANO: PAVIMENTACIÓN.- SECCIONES TIPO Y DETALLES	
FECHA: Diciembre de 2021	PLANO Nº: 4
ESCALA: 1/125	Hoja Nº 2 DE 2